 




 ÚPRAVY
 STÁVAJÍCÍ VODOVOD
 **SDĚLOVACÍ VEDENÍ CETIN**

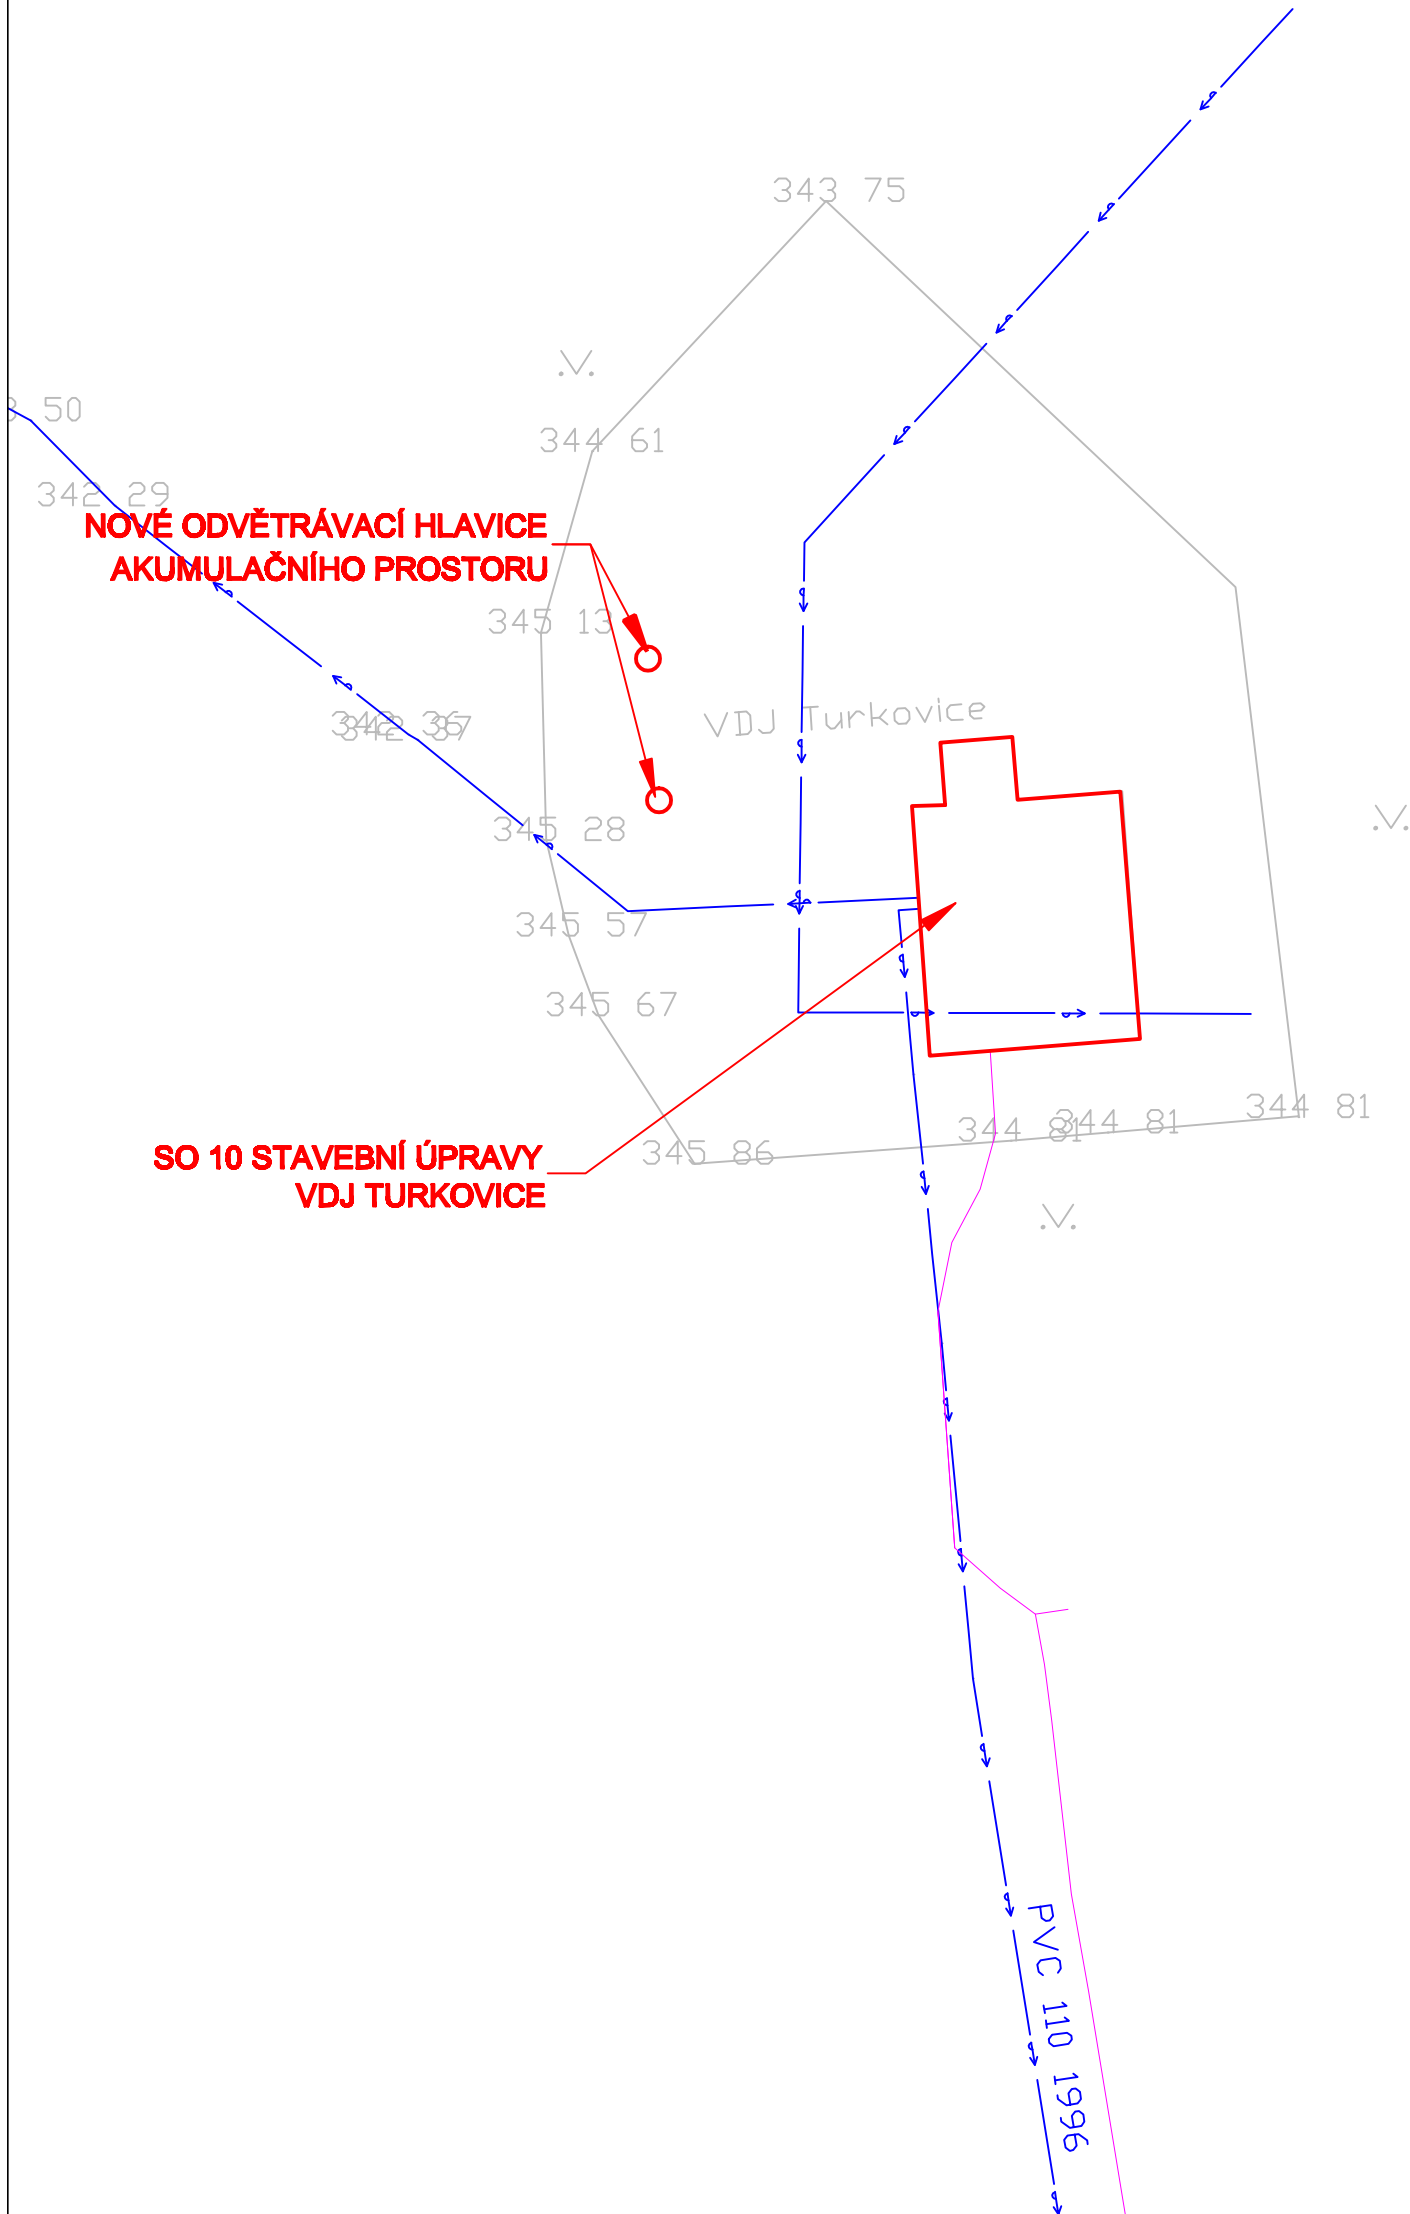

 Vodohospodářsko-inženýrské služby spol. s r. o., Na Střezině 1079, 500 03 Hradec Králové tel.: 495 076 011, fax: 495 541 342, e-mail: vis@vishk.cz			
DOKUMENTACE PRO PROVEDENÍ STAVBY			
HLAVNÍ ING. PROJEKTU ING. HERMAN	ZODP. PROJEKTANT ING. HERMAN	PROJEKTANT KADLEC	KONTROLOVAL ING. HERMAN
INVESTOR VAK PARDUBICE, a. s.	OBJEDNATEL VAK PARDUBICE, a. s.		FORMÁT 2 A4 DATUM 12/15 STUPEŇ DPS
KRAJ PARDUBICKÝ	OBEC MOKOŠÍN		Č. ZAK. 00515 - 350 ARCH. Č 00515
AKCE ZAJIŠTĚNÍ KVALITY VODY PRO SKUPINOVÝ VODOVOD PŘELOUČ REKONSTRUKCE A INTENZIFIKACE ÚV MOKOŠÍN			MĚŘÍTKO 1 : 250
PŘÍLOHA KOORDINAČNÍ SITUACE VDJ TURKOVICE 1 : 250			C.3.8
TENTO VÝKRES A JEHO PŘÍLOHY JSOU NAŠIM DUŠEVNÍM VLASTNICTVÍM, NESMÍ BÝT BEZ NAŠEHO PŘEDCHOZÍHO PÍSEMNÉHO SOUHLASU KOPÍROVÁNY, ROZMNOŽOVÁNY ANI ZPŘÍSTUPNĚNY JINÝM OSOBÁM NEBO FIRMÁM			