



BRLOH - VRT

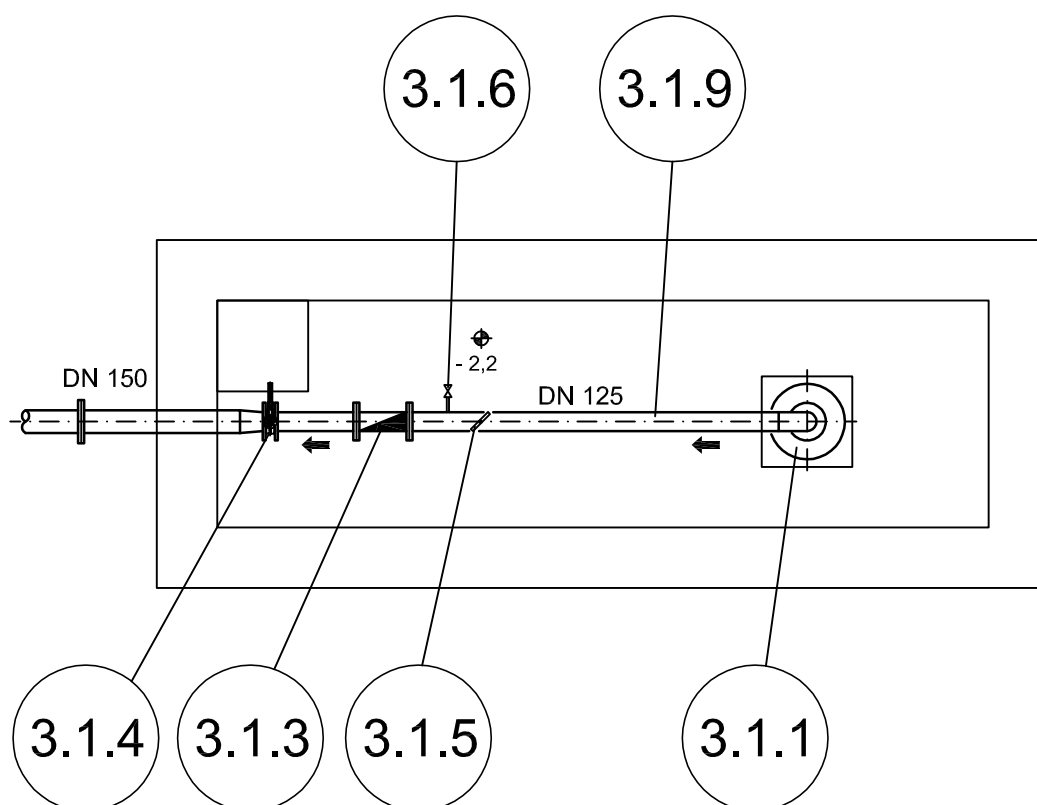

POZNÁMKA:

LEGENDA ZAŘÍZENÍ VIZ. PŘÍLOHA č. D.2.1 - 02

 Vodohospodářsko-inženýrské služby spol. s r. o., Na Střezině 1079, 500 03 Hradec Králové tel.: 495 076 011, fax: 495 541 342, e-mail: vis@vishk.cz			
DOKUMENTACE PRO PROVEDENÍ STAVBY			
HLAVNÍ ING. PROJEKTU ING. HERMAN	ZODP. PROJEKTANT ING. HERMAN	PROJEKTANT KOCÁBEK/HYNEK	KONTROLOVAL ING. HERMAN
INVESTOR VAK PARDUBICE, a. s.	OBJEDNATEL VAK PARDUBICE, a. s.		FORMÁT 1 A4
			DATUM 12/15
			STUPEŇ DPS
KRAJ PARDUBICKÝ	OBEC BRLOH		Č. ZAK. 00515 - 400
			ARCH. Č
AKCE ZAJIŠTĚNÍ KVALITY VODY PRO SKUPINOVÝ VODOVOD PŘELOUČ PS 03 VRT V3, BRLOH			MĚŘÍTKO 1 : 50
PŘÍLOHA BRLOH VRT V3 - PŮDORYS			ČÍSLO PŘÍLOHY D.2.1 - 17
TENTO VÝKRES A JEHO PŘÍLOHY JSOU NAŠÍM DUŠEVNÍM VLASTNICTVÍM, NESMÍ BÝT BEZ NAŠEHO PŘEDCHOZÍHO PÍSEMNÉHO SOUHLASU KOPÍROVÁNY, ROZMNOŽOVÁNY ANI ZPŘÍSTUPNĚNY JINÝM OSOBÁM NEBO FIRMÁM			