


SITUACE  
M 1:500

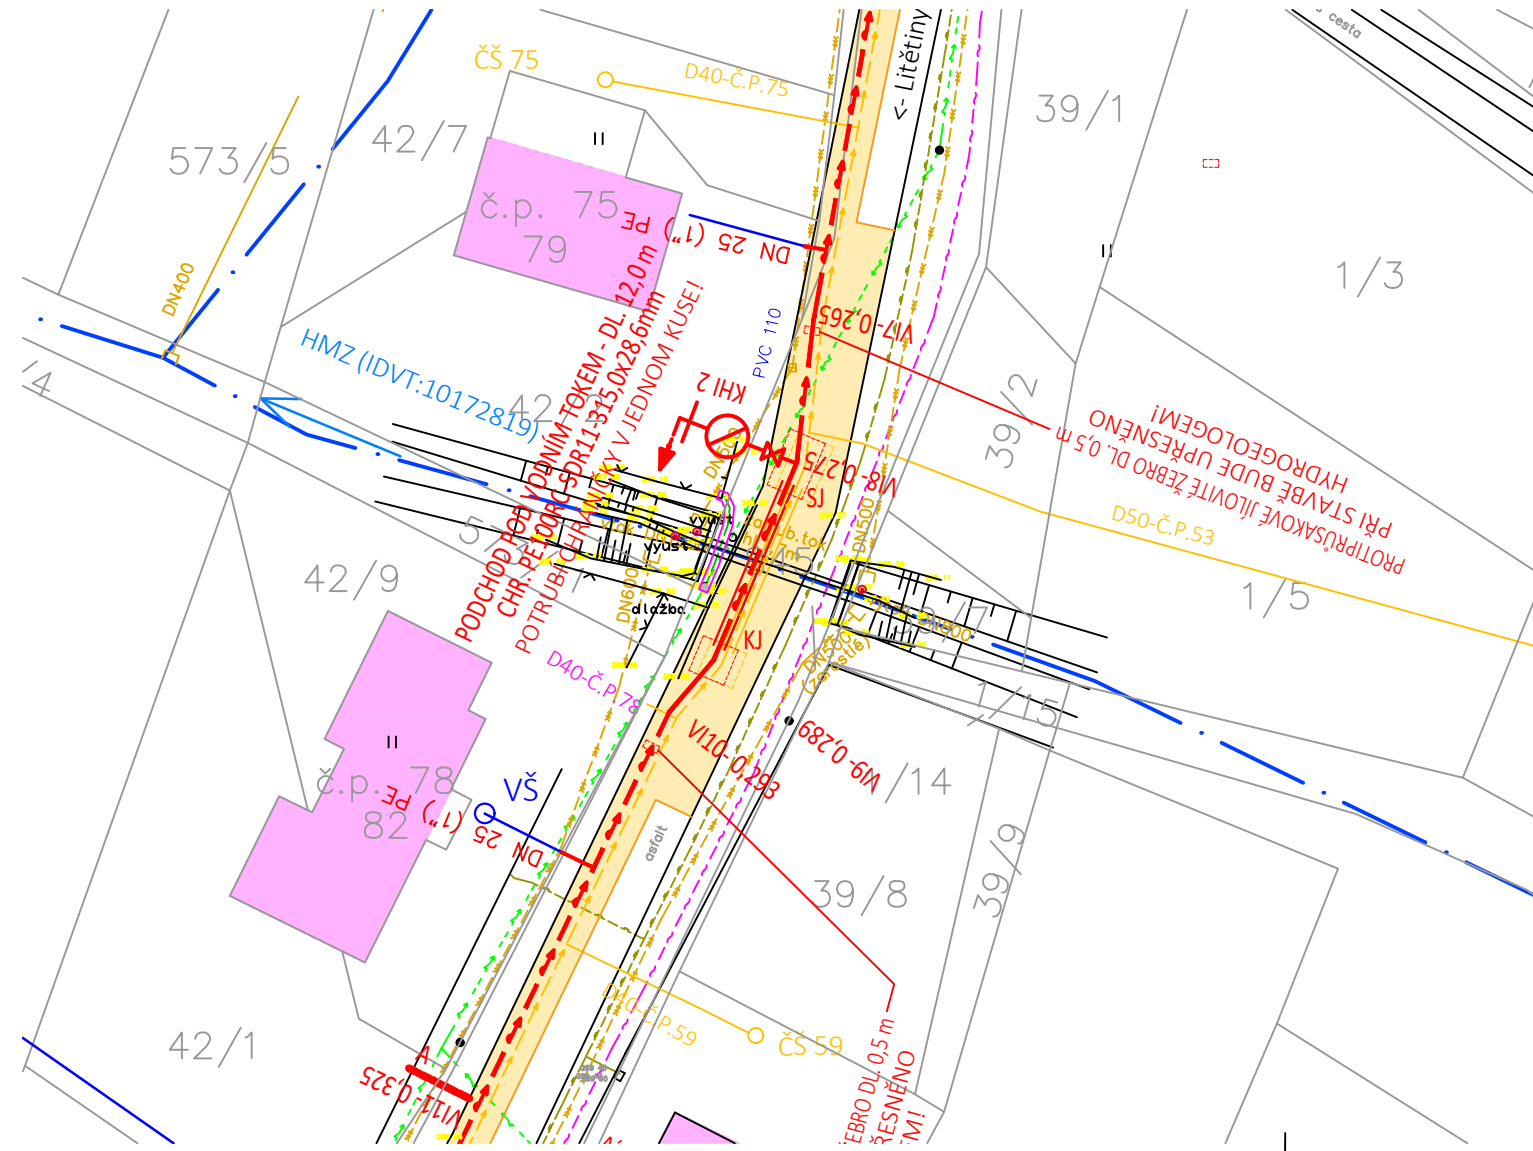

LEGENDA:

- NAVRŽENÉ INVESTICE:
- NAVRŽENÉ PROPOJENÍ VODOVODŮ DN 150
  - NAVRŽENÝ OBRUS KRAJSKÉ KOMUNIKACE
- PLÁNOVANÉ INVESTICE:
- PLÁNOVANÝ HLAVNÍ ŘAD TLAKOVÉ KANALIZACE
  - PLÁNOVANÁ DČŠ A PODRUŽNÝ ŘAD TLAKOVÉ KANALIZACE
  - PLÁNOVANÁ PŘÍPRAVA PRO PŘ TK: T-KUS, 4,0m POTRUBÍ A VÍČKO
  - PLÁNOVANÁ ČSOV, VÝTLAK A EL. PŘÍPOJKA
- STÁVAJÍCÍ INŽENÝRSKÉ SÍTĚ:
- STÁVAJÍCÍ VODOVOD
  - STÁVAJÍCÍ EL. ROZVOD VDV
  - STÁVAJÍCÍ TLAKOVÁ KANALIZACE
  - STÁVAJÍCÍ JEDNOTNÁ KANALIZACE
  - STÁVAJÍCÍ EL. VEDENÍ NN - NADZEMNÍ
  - STÁVAJÍCÍ SDĚLOVACÍ KABEL - PODZEMNÍ
  - STÁVAJÍCÍ SDĚLOVACÍ KABEL - NEZNÁMÁ POLOHA
  - STÁVAJÍCÍ PLYNOVOD STL

ÚZEMÍ  
POVRCH ÚZEMÍ

PODÉLNÝ PROFIL  
PODCHODU POD VODNÍM  
TOKEM

MĚŘÍTKO 1:50


HLOUBKA VÝKOPU

KÓTA DNA POTRUBÍ

KÓTA TERÉNU


STANIČENÍ [Km],[m]

SKLON [promile] - DÉLKA [m]  
DN [mm] - MATERIÁL - DÉLKA [m]

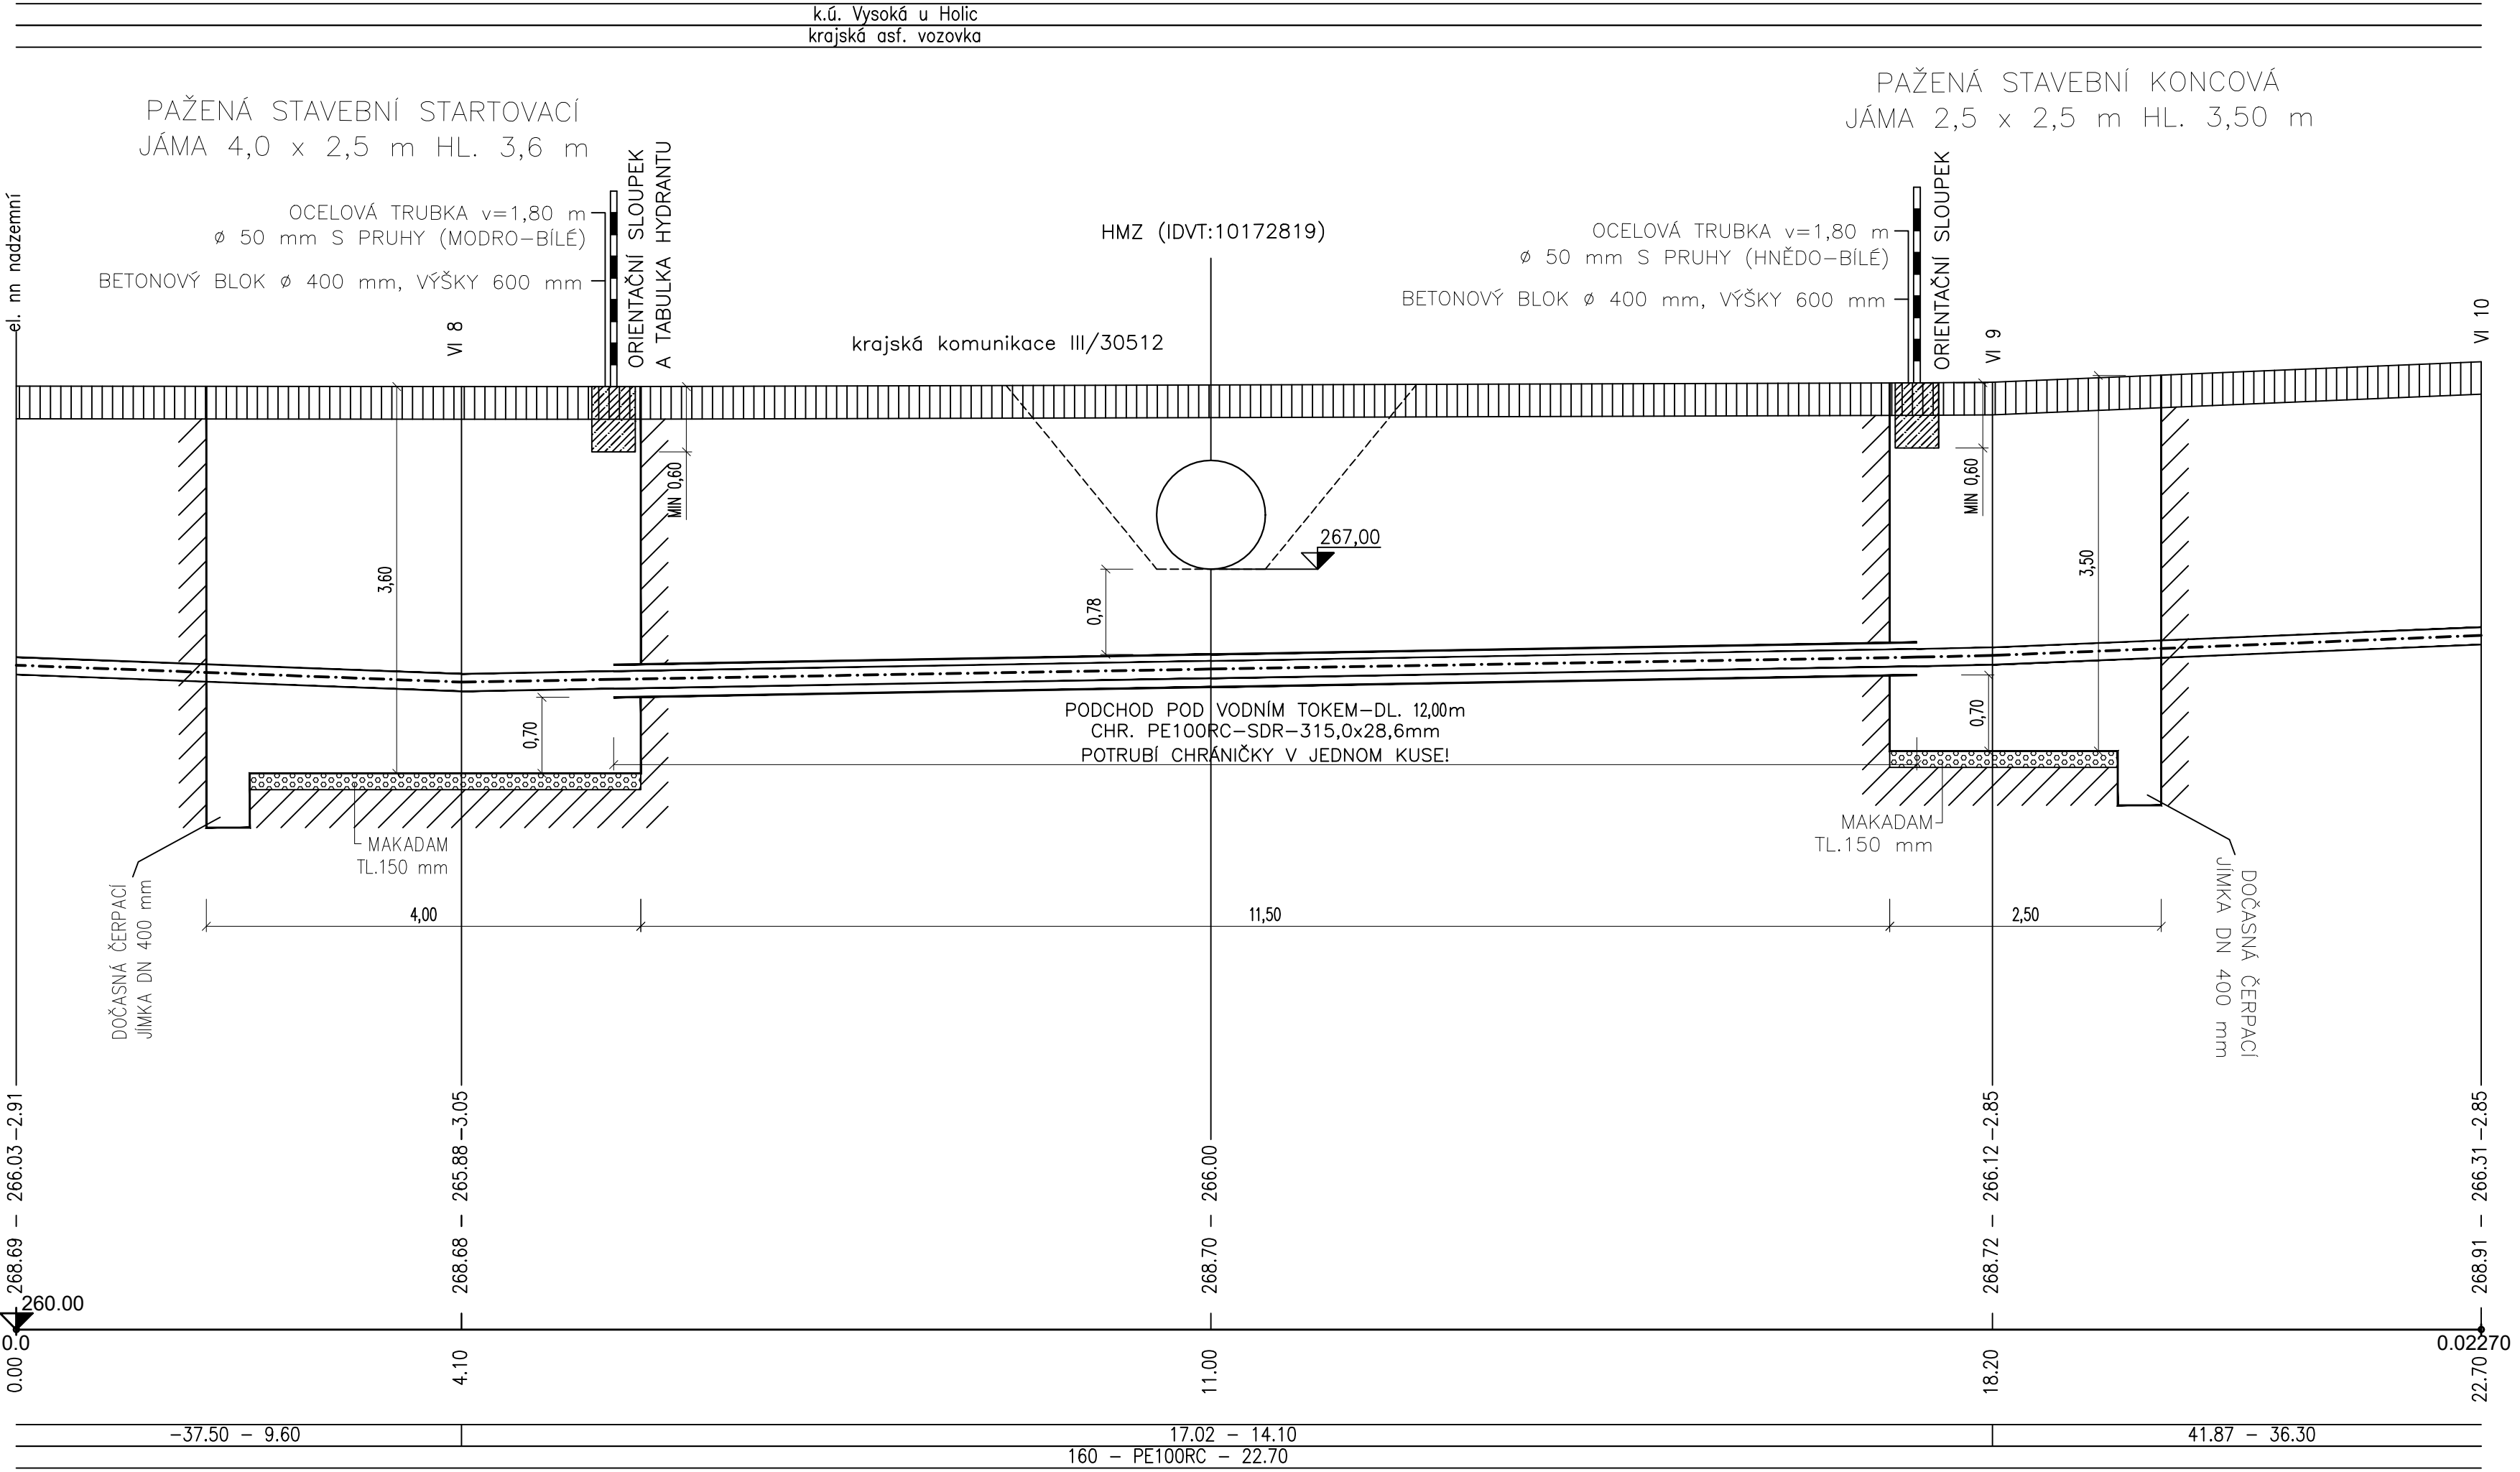

PŘÍČNÝ ŘEZ PE CHRÁNIČKOU

M 1:10

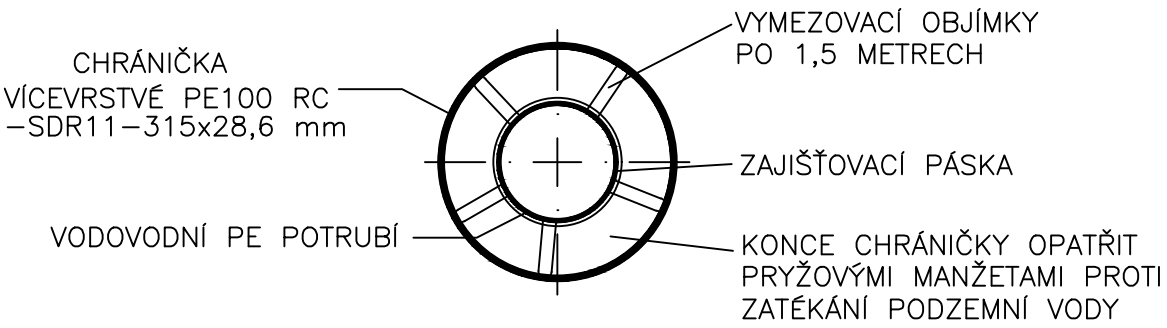

UPOZORNĚNÍ:

CHRÁNIČKA BUDE TVOŘENA Z POTRUBÍ BEZ SPOJE,  
TZN. V JEDNOM KUSE DÉLKY 12,0 m!

Zodpovědný projektant:	Vypracoval:	Technická kontrola:	<b>RECPROJEKT s.r.o.</b> Fáblovka 404, Pardubice IČ 260 14 327, tel. 776 709 092 <a href="http://www.recprojekt.cz">www.recprojekt.cz</a>	
Ing. Martin Baše	Pavel Šafařík	Ing. Jan Falta		
Kraj: Pardubický	Obec: Ostřetín, m.č. Vysoká u Holic			
Investor: Vodovody a kanalizace Pardubice, a.s.				
<b>OSTŘETÍN - VYSOKÁ U HOLIC</b> <b>PROPOJENÍ VODOVODŮ DN 150</b> SO 1 - PROPOJENÍ VODOVODŮ DN 150			Stupeň	DPS
			Datum	11/2021
			Formát	4xA4
			Zakázk. číslo	1101.P45.21
PODCHOD POD VODNÍM TOKEM			Měřítko: 1:500, 50, 10	Č. přílohy: D.4