
 


SITUACE ŠIRŠÍCH VZTAHŮ

1 : 10 000

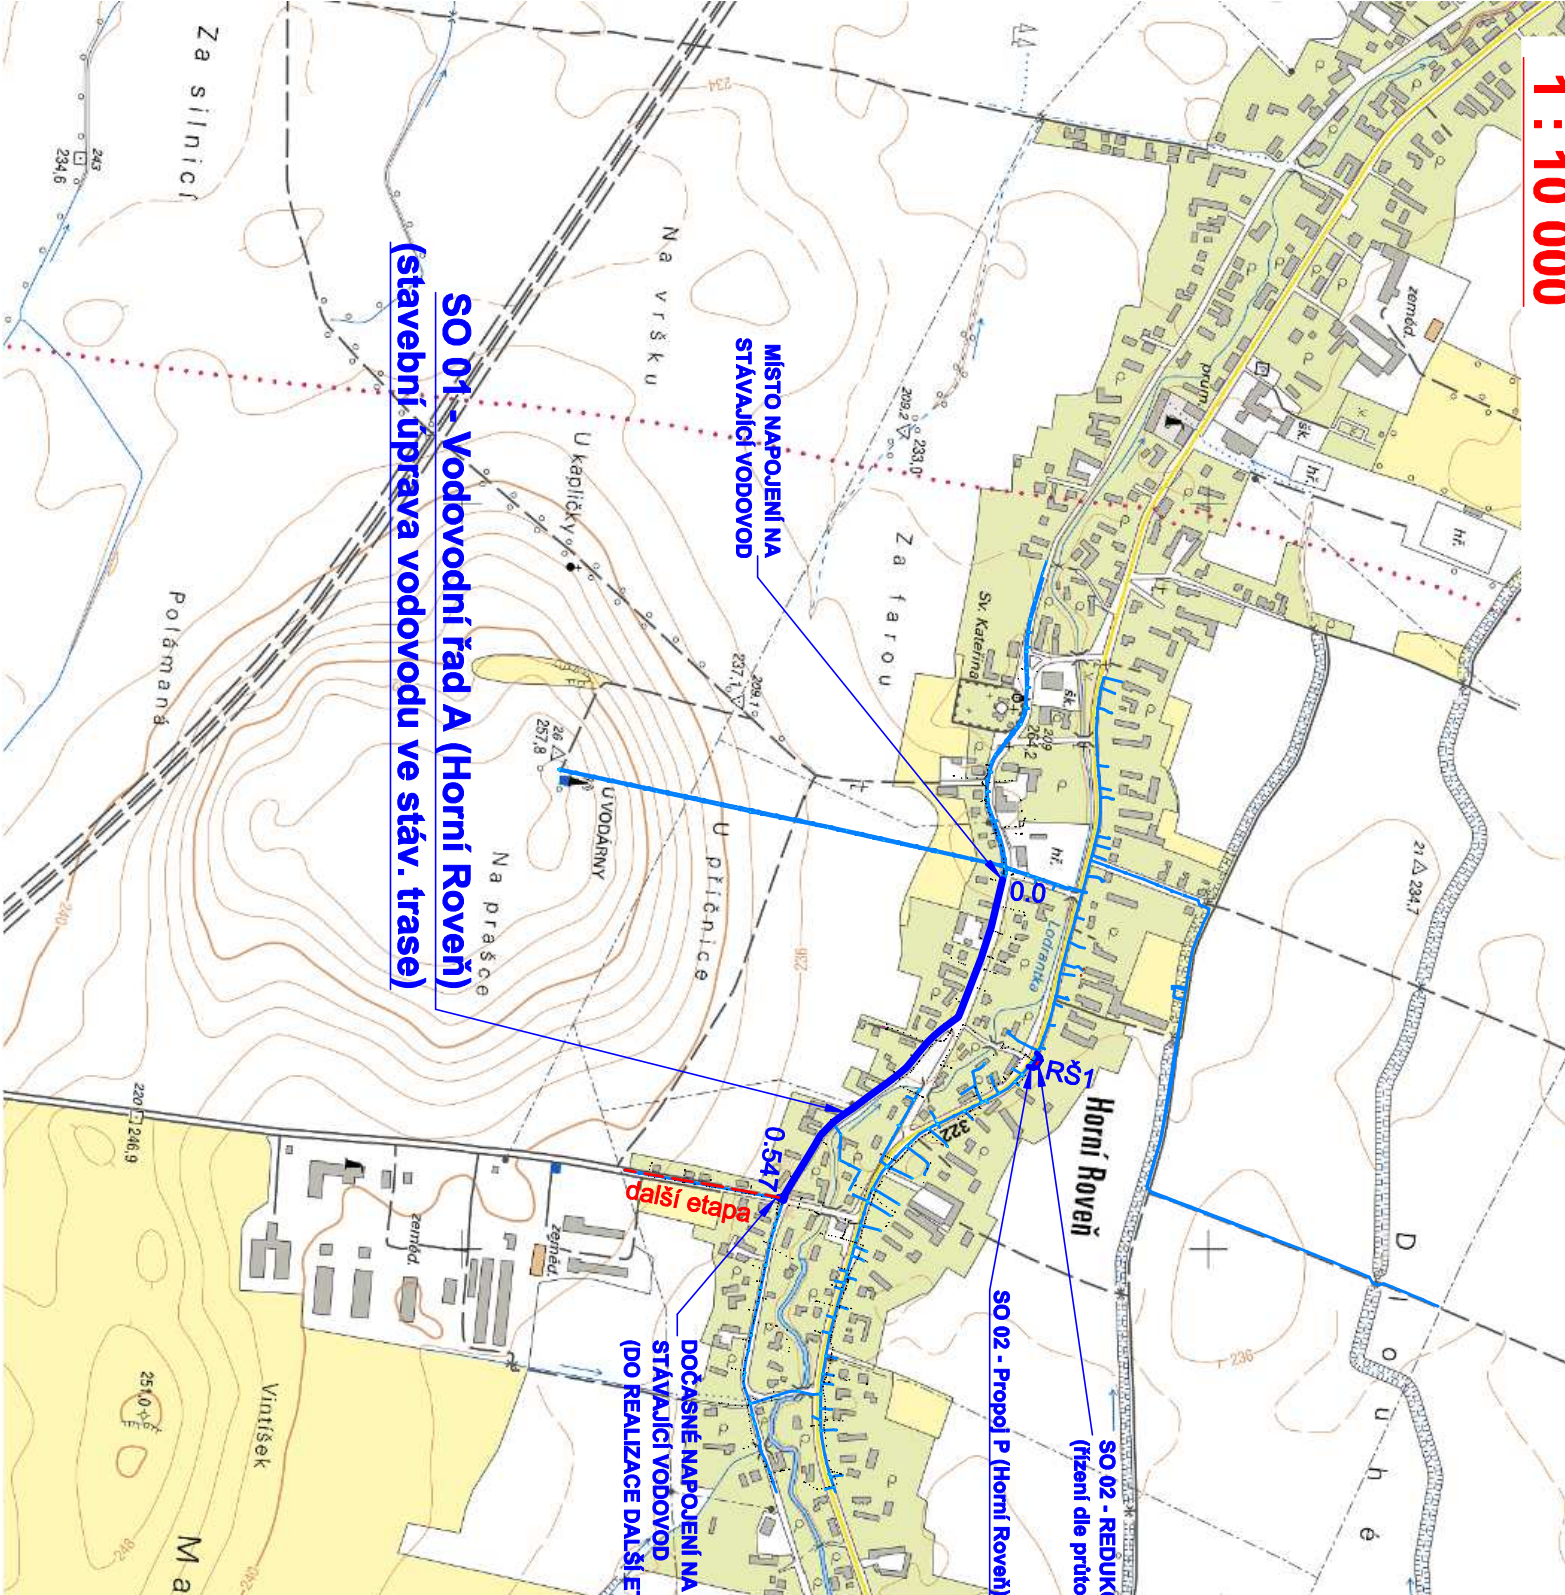

Horní Rověň - vodovod					
OBJEKT	vodovodní řád	MATERIÁL / DN			CELKEM (m)
		PE100RC(P) (De)	PE (De)		
01	Vodovodní řád A	180 x 16,4 mm	160 x 9,5	50 x 6,9	32 x 4,4
	Přepojení přípojek (VOD)	547		12	100
02	Redukční a vodoměrná šachta RŠ1				
	Propoj P		21,5		
CELKEM (m)		547	21,5	12	100
					680,5



LEGENDA:

- STÁVAJÍCÍ VODOVOD - VAK PCE
- NAVRHOVANÝ ÚSEK VODOVODU



Vodohospodářsko-inženýrské služby spol. s r. o., Na Sítězině 1079, 500 03 Hradec Králové
tel.: 495 076 011, fax: 495 541 342, e-mail: vis@vishk.cz

DOKUMENTACE PRO SPOLEČNÉ POVOLENÍ STAVBY

HLAVNÍ ING. PRO ING. KNIŽAK	ZODP. PROJEKT, ING. KNIŽAK	PROJEKTANT PEKAČ	KONTROLOVAL ING. FOREJTEK
-----------------------------	----------------------------	------------------	---------------------------

INVESTOR VAK PARDUBICE, a.s. OBJEDNATEL VAK PARDUBICE, a.s.

KRAJ PARDUBICKÝ OBEC HORNÍ ROVEŇ

AKCE	HORNÍ ROVEŇ VODOVOD	Č. ZAK. 09220 - 330
	C. Situční výkresy	ARCH. Č 09220
		MĚŘÍTKO 1 : 10000

STAVEBNÍ OBJEKTY:

- SO 01 - Vodovodní řád A - (Horní Rověň)
- SO 02 - Redukční a vodoměrná šachta RŠ 1

PROVOZNÍ SOUBORY:

NEOBSAŽENO

SITUACE ŠIRŠÍCH VZTAHŮ - 1 : 1000

C.1

TENTO VÝKRES A JEHO PŘÍLOHY JSOU NAŠIM DUŠEVNÍM VLASTNICTVÍM, NESMÍ BÝT BEZ NAŠEHO PŘEDCHOZÍHO PÍSEMNÉHO SOUHLASU KOPÍROVÁNY, ROZMNOŽOVÁNY ANI ZPŘÍSTUPNĚNY JINÝM OSOBÁM NEBO FIRMÁM