


KLAD LISTŮ:

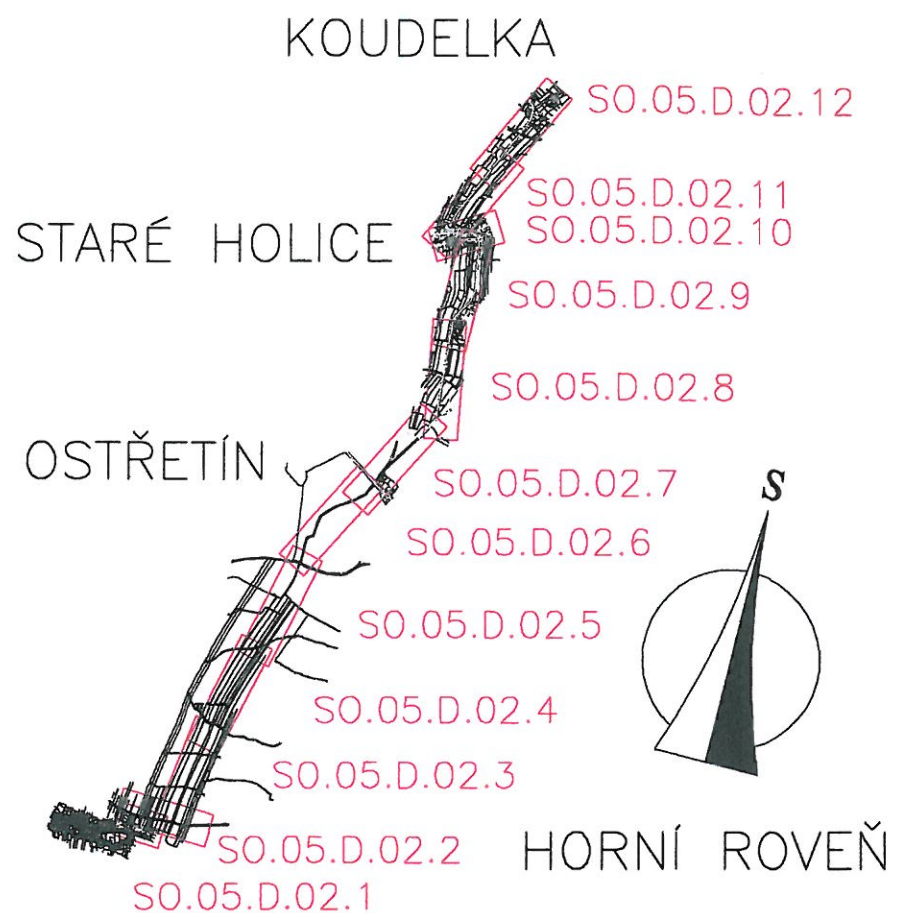

Ve vašem zájmovém prostoru  
se nenachází sčítací tabulové  
vedení 16-02-2012




ČEZ ICT Services, a. s.  
Duhová 1521/3  
140 53 Praha 4  
IČ: 264 70 411  
adresa pro doručování  
Riegrovo nám. 1490  
500 02 Hradec Králové  
(60)

Zodpovědný projektant	Vypracoval	Technická kontrola	MULTIAQUA S.R.O. <b>multi a Qua</b> VEVERKOVA 1343 500 02 HRADEC KRÁLOVÉ  IČO: 60113111 TEL: +420 498 500 227 DIČ: CZ 60113111 FAX: +420 498 500 320	
Ing. Milan Zavrtálek	Ing. Petra Bauerová	Ing. Karel Pejchal		
	<i>Bauerová</i>	<i>[Signature]</i>		
Kraj: Pardubický	Obec: Horní Roveň, Ostřetín, Staré Holice, Koudelka			
Investor: Vodovody a kanalizace a.s., Teplého 2014, 530 02 Pardubice				
<b>SKUPINOVÝ VODOVOD HOLICKO</b> SO 05 Řad Roveň - vodojem Holice - dolní tlakové pásmo			Stupeň	DŮŘ
			Datum	květen 2011
			Zakázkové číslo	M10/029
			Formát	4 A4
PŘEHLEDNÁ SITUACE SO 05			Měřítko: 1: 10 000	Číslo přílohy: SO.05.D.01
			Předložená dokumentace je duševním vlastnictvím firmy Multiaqua s.r.o., Hradec Králové	

Legenda : Ptáci oblast Komárov  
dotčená oblast  
navržený vodovod

E - DOLNÍ TLAKOVÉ PÁSMO



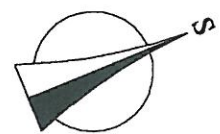

SO 05- ŘAD ROVEŇ - VODOJEM HOLICE - DOLNÍ TLAKOVÉ PÁSMO  
DN 250

UL. ČTRNÁCTÁ

ČS

SO 04- CENTRÁLNÍ ČS

Horní Roven

PARDUBICE

SO 05- ŘAD ROVEŇ - VODOJEM HOLICE - I  
DN 250

3