



KOORDINAČNÍ SITUACE ČS LUHY - 1 : 250

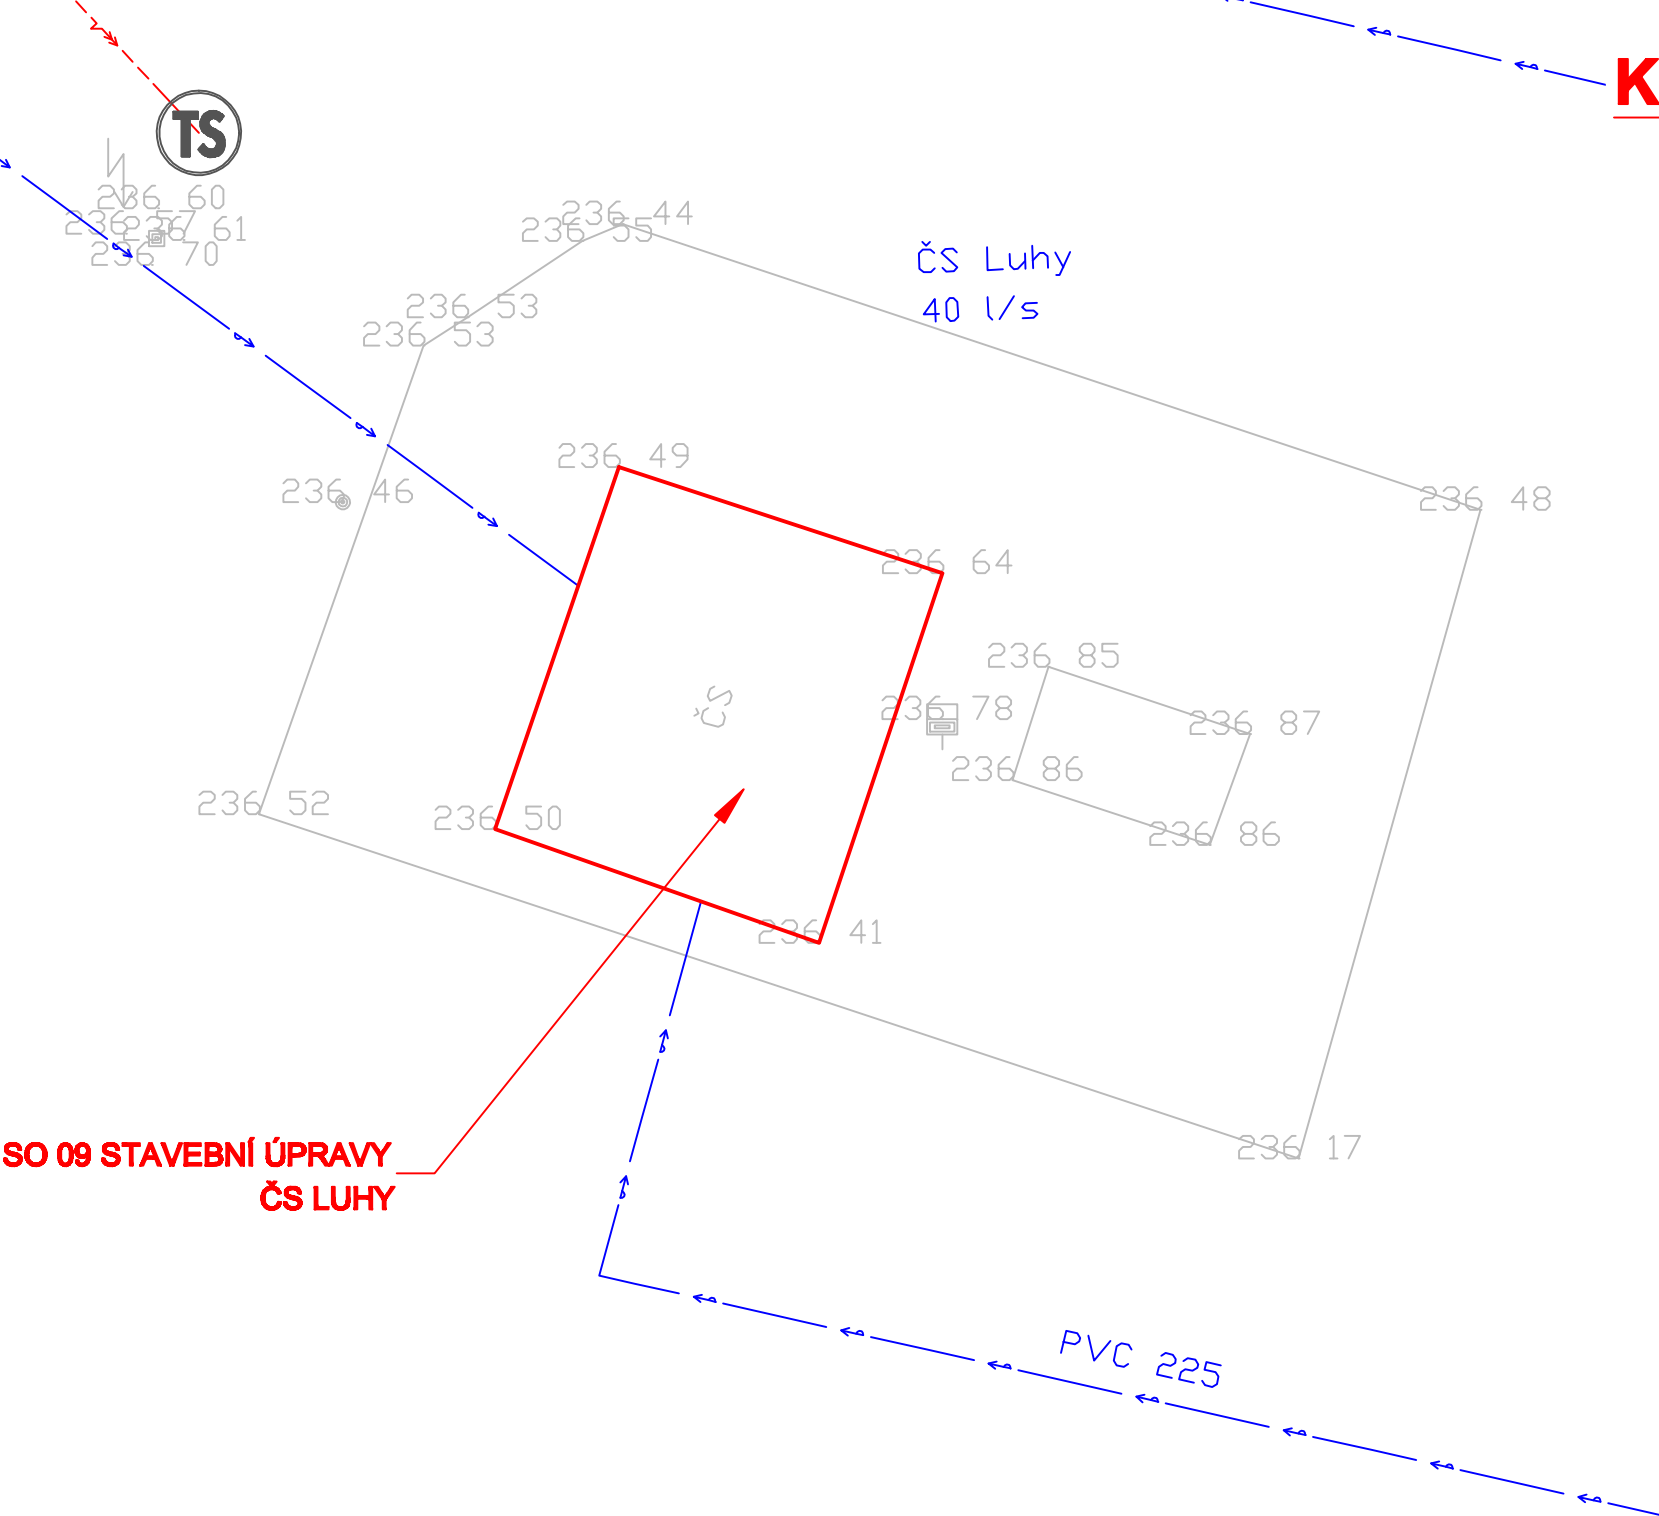

LEGENDA:

- ÚPRAVY
- STÁVAJÍCÍ VODOVOD
- VEDENÍ ČEZ VN

 Vodohospodářsko-inženýrské služby spol. s r. o., Na Sřezině 1079, 500 03 Hradec Králové tel.: 495 076 011, fax: 495 541 342, e-mail: vis@vishk.cz			
DOKUMENTACE PRO PROVEDENÍ STAVBY			
HLAVNÍ ING. PROJEKTU ING. HERMAN	ZODP. PROJEKTANT ING. HERMAN	PROJEKTANT KADLEC	KONTROLOVAL ING. HERMAN
INVESTOR VAK PARDUBICE, a. s.		OBJEDNATEL VAK PARDUBICE, a. s.	FORMÁT 2 A4
KRAJ PARDUBICKÝ		OBEČ MOKOŠÍN	DATUM 12/15
AKCE ZAJIŠTĚNÍ KVALITY VODY PRO SKUPINOVÝ VODOVOD PŘELOUČ REKONSTRUKCE A INTENZIFIKACE ÚV MOKOŠÍN		STUPEŇ DPS	
PŘÍLOHA KOORDINAČNÍ SITUACE ČS LUHY 1 : 250		Č. ZAK. 00515 - 350	
TENTO VÝKRES A JEHO PŘÍLOHY JSOU NAŠÍM DUŠEVNÍM VLASTNICTVÍM, NESMÍ BÝT BEZ NAŠEHO PŘEDCHOZÍHO PÍSEMNÉHO SOUHLASU KOPÍROVÁNY, ROZMNOŽOVÁNY ANI ZPŘÍSTUPNĚNY JINÝM OSOBÁM NEBO FIRMÁM		ARCH. Č 00515	
		MĚŘÍTKO 1 : 250	
		ČÍSLO PŘÍLOHY C.3.7	