



ÚV MOKOŠÍN - REKONSTRUKCE FILTRŮ

VÝKRES STAVEBNÍCH ÚPRAV - DEMOLICE 1 : 50

Půdorys

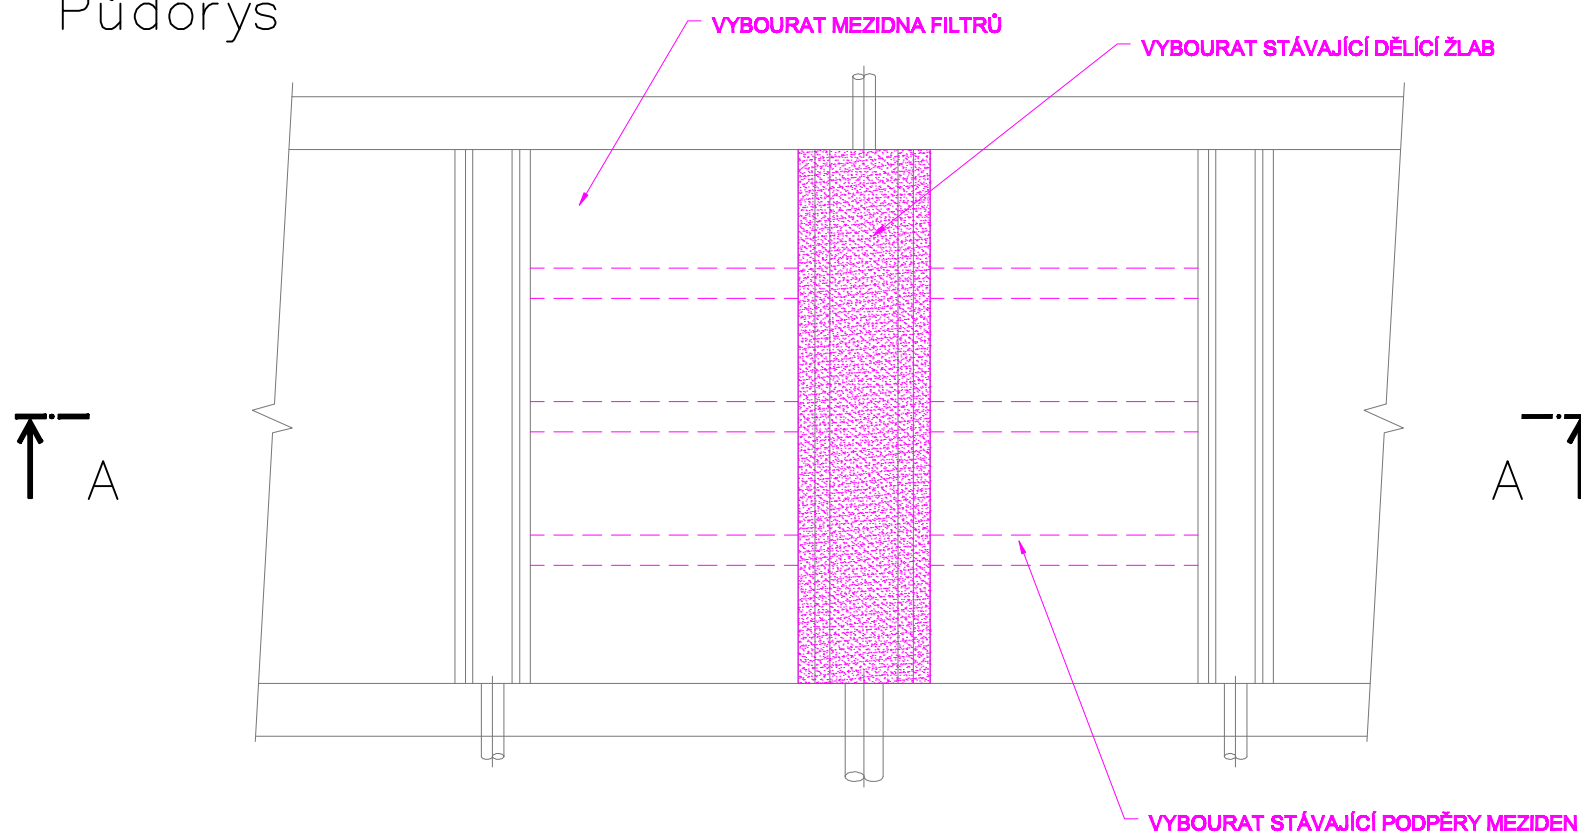


Řez A-A

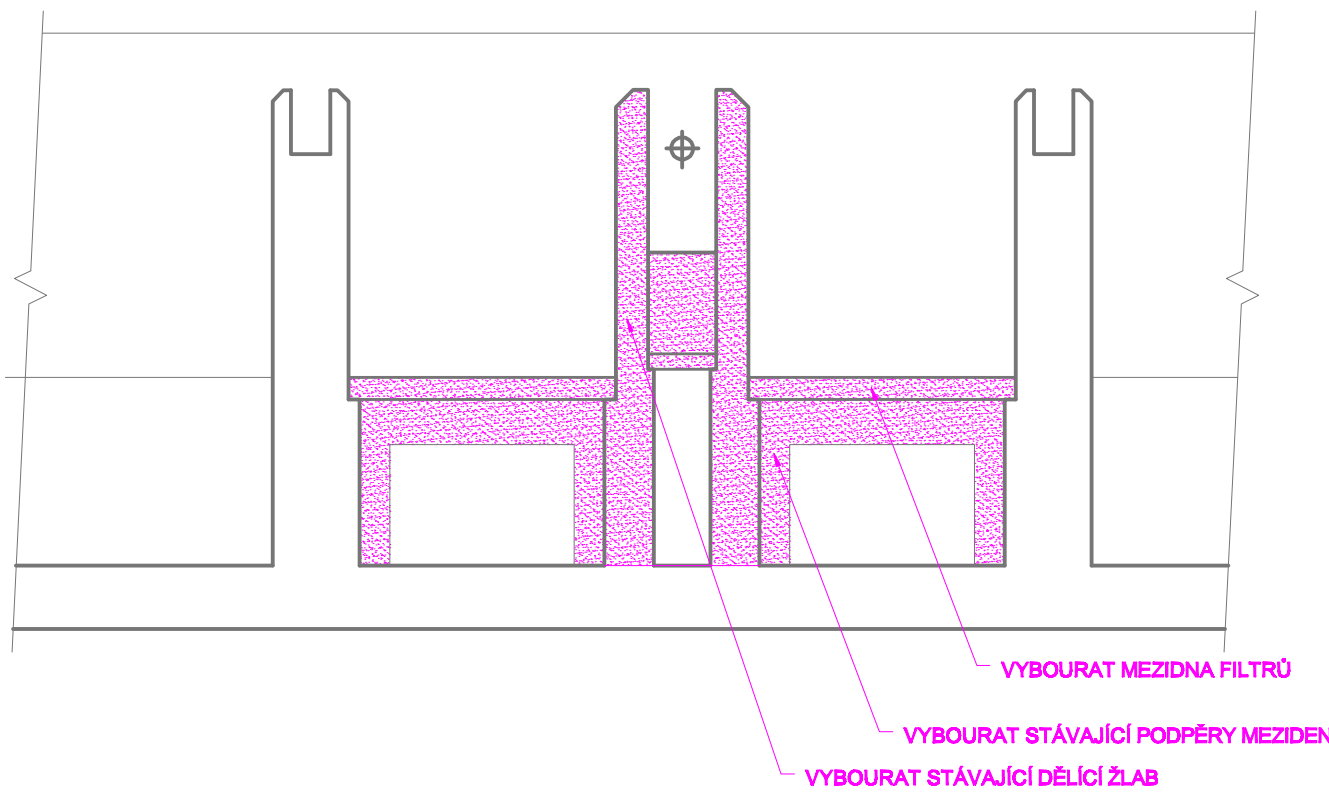


LEGENDA :
— STÁVAJÍCÍ KONSTRUKCE
— STAVEBNÍ ÚPRAVY - DEMOLICE

VÝKRES STAVEBNÍCH ÚPRAV - NOVÉ KONSTRUKCE 1 : 50

Půdorys filtru

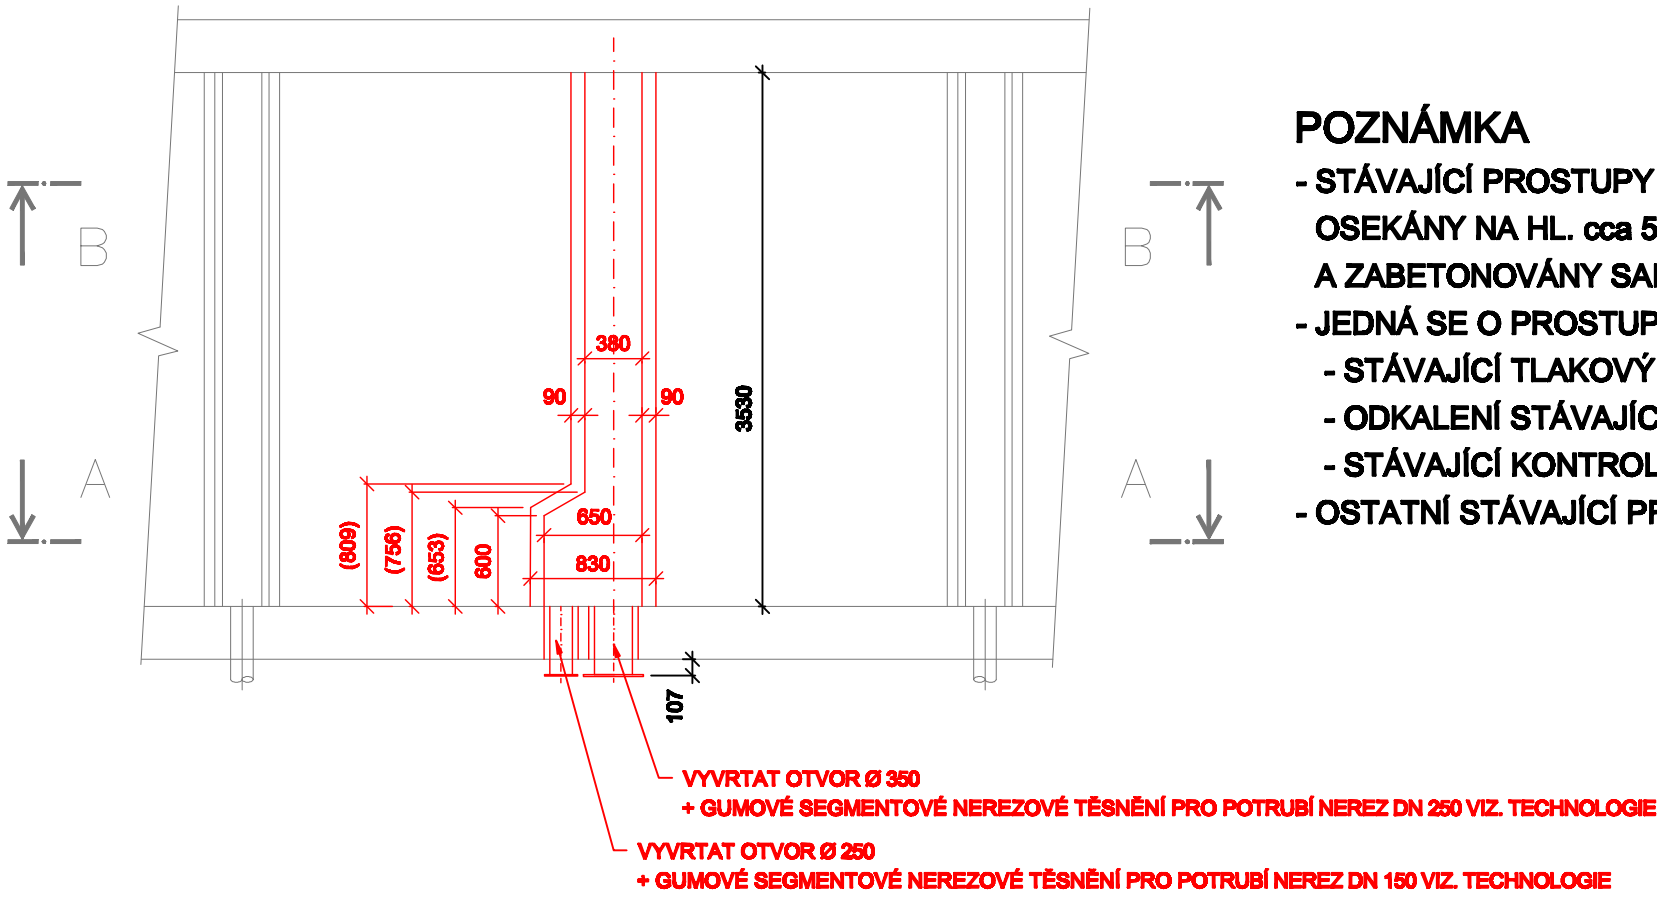

Řez A-A

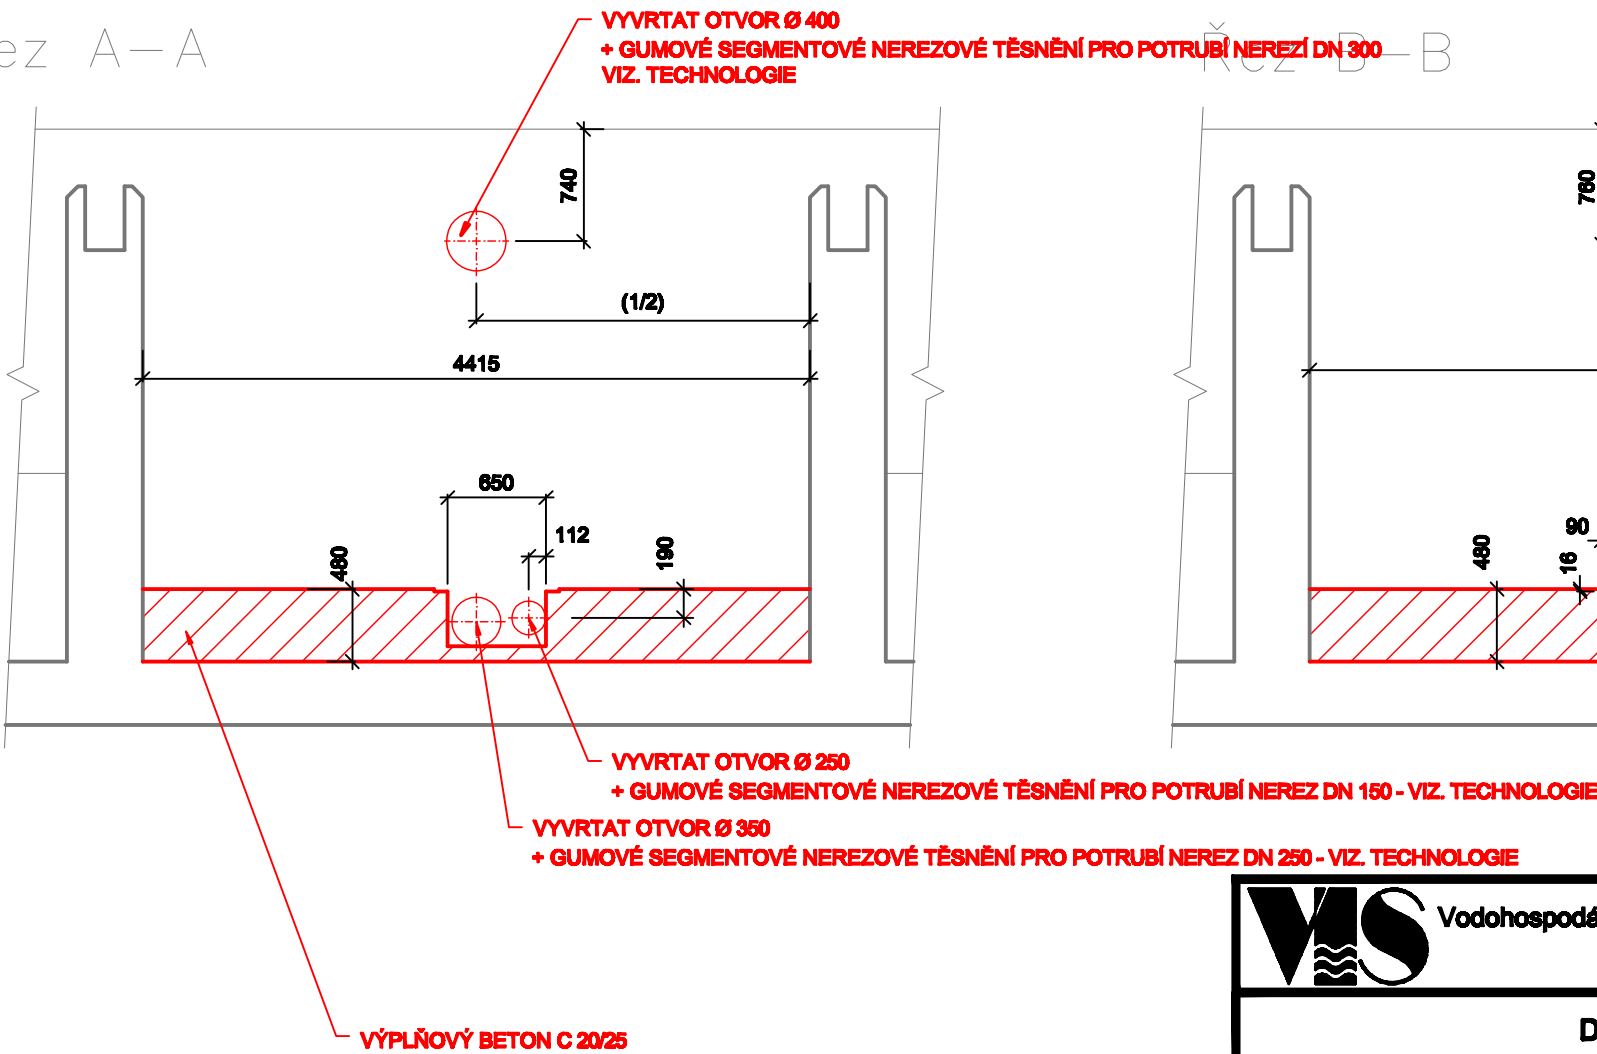



LEGENDA :
— STÁVAJÍCÍ KONSTRUKCE
— STAVEBNÍ ÚPRAVY - NOVÉ KONSTRUKCE

POZNÁMKA

- STÁVAJÍCÍ PROSTUPY BUDOU ZE VNITŘ ČÁSTEČNĚ OSEKÁNY NA HL. cca 50 mm, ZAVAŘENY OCELOVÝM PLECHEM TL. 10 mm A ZABETONOVÁNY SANAČNÍ ROZPÍNAVOU CEMENTOVOU STĚRKOU.
- JEDNÁ SE O PROSTUPY :
 - STÁVAJÍCÍ TLAKOVÝ VZDUCH 1 x DN 150
 - ODKALENÍ STÁVAJÍCÍHO ŽLABU 1 x DN 100
 - STÁVAJÍCÍ KONTROLNÍ VSTUP 2 x DN 600
- OSTATNÍ STÁVAJÍCÍ PROSTUPY BUDOU PŘEVRTÁNY

Řez B-B

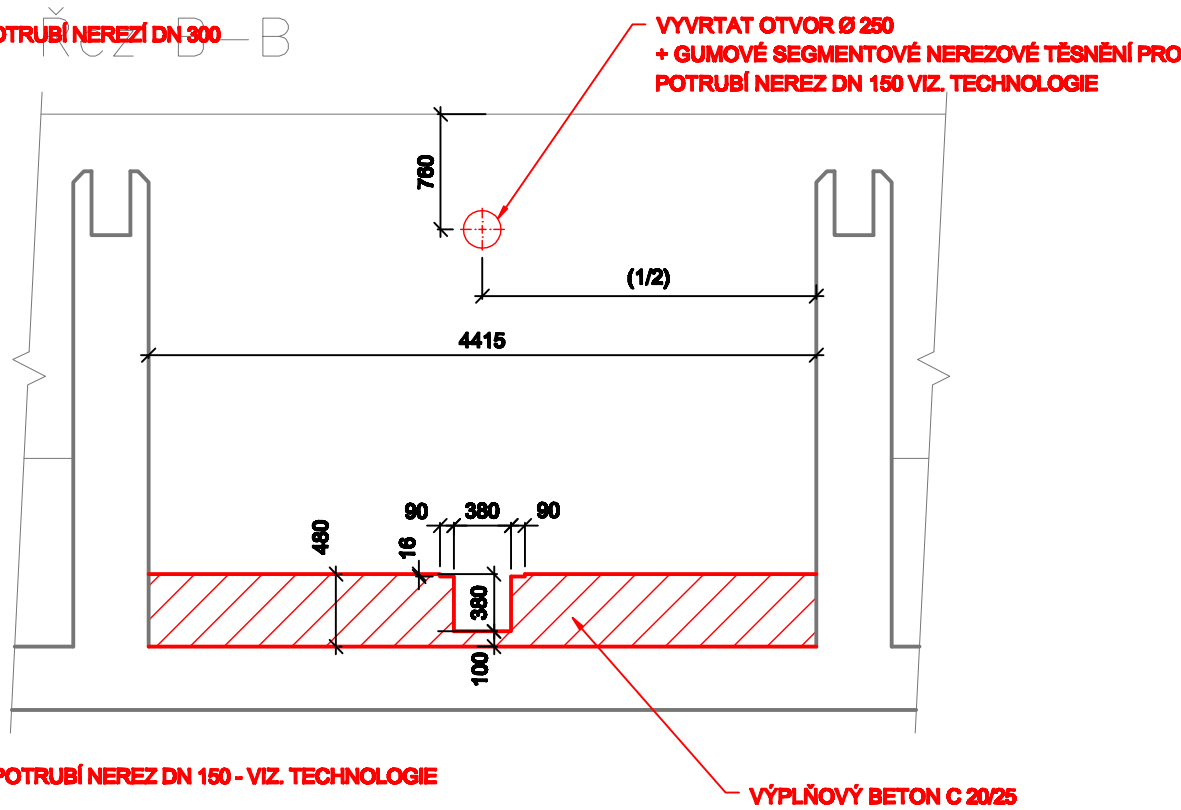

 Vodohospodářsko-inženýrské služby spol. s r. o., Na Sřezině 1079, 500 03 Hradec Králové tel.: 495 076 011, fax: 495 541 342, e-mail: vis@vishk.cz			
DOKUMENTACE PRO PROVEDENÍ STAVBY			
HLAVNÍ ING. PROJEKTU ING. HERMAN	ZODP. PROJEKTANT ING. HERMAN	PROJEKTANT KADLEC	KONTOLOVAL ING. HERMÁN
INVESTOR VAK PARDUBICE, a. s.		OBJEDNATEL VAK PARDUBICE, a. s.	
KRAJ PARDUBICKÝ		OBEČ MOKOŠÍN	
AKCE ZAJIŠTĚNÍ KVALITY VODY PRO SKUPINOVÝ VODOVOD PŘELOUČ SO 03.1 - STAVEBNÍ ÚPRAVY PROVOZNÍ BUDOVY		FORMÁT 6 A4	
		DATUM 12/15	
PŘÍLOHA PROVOZNÍ BUDOVA - REKONSTRUKCE FILTRŮ		STUPEŇ DP8	
		Č. ZAK. 00615 - 360	
		ARCH. Č 00615	
		MĚŘÍTKO 1 : 50	
		ČÍSLO PŘÍLOHY D.1.3.1.7	
TENTO VÝKRES A JEHO PŘÍLOHY JSOU NAŠÍM DUŠEVNÍM VLASTNICTVÍM, NESMÍ BÝT BEZ NAŠEHO PŘEDCHOZÍHO PÍSEMNÉHO SOUHLASU KOPÍROVÁNY, ROZMNOŽOVÁNY ANI ZPŘÍSTUPNĚNY JINÝM OSOBÁM NEBO FIRMÁM			