



 
JANKOVICE

PŮDORYS PŘÍZEMÍ

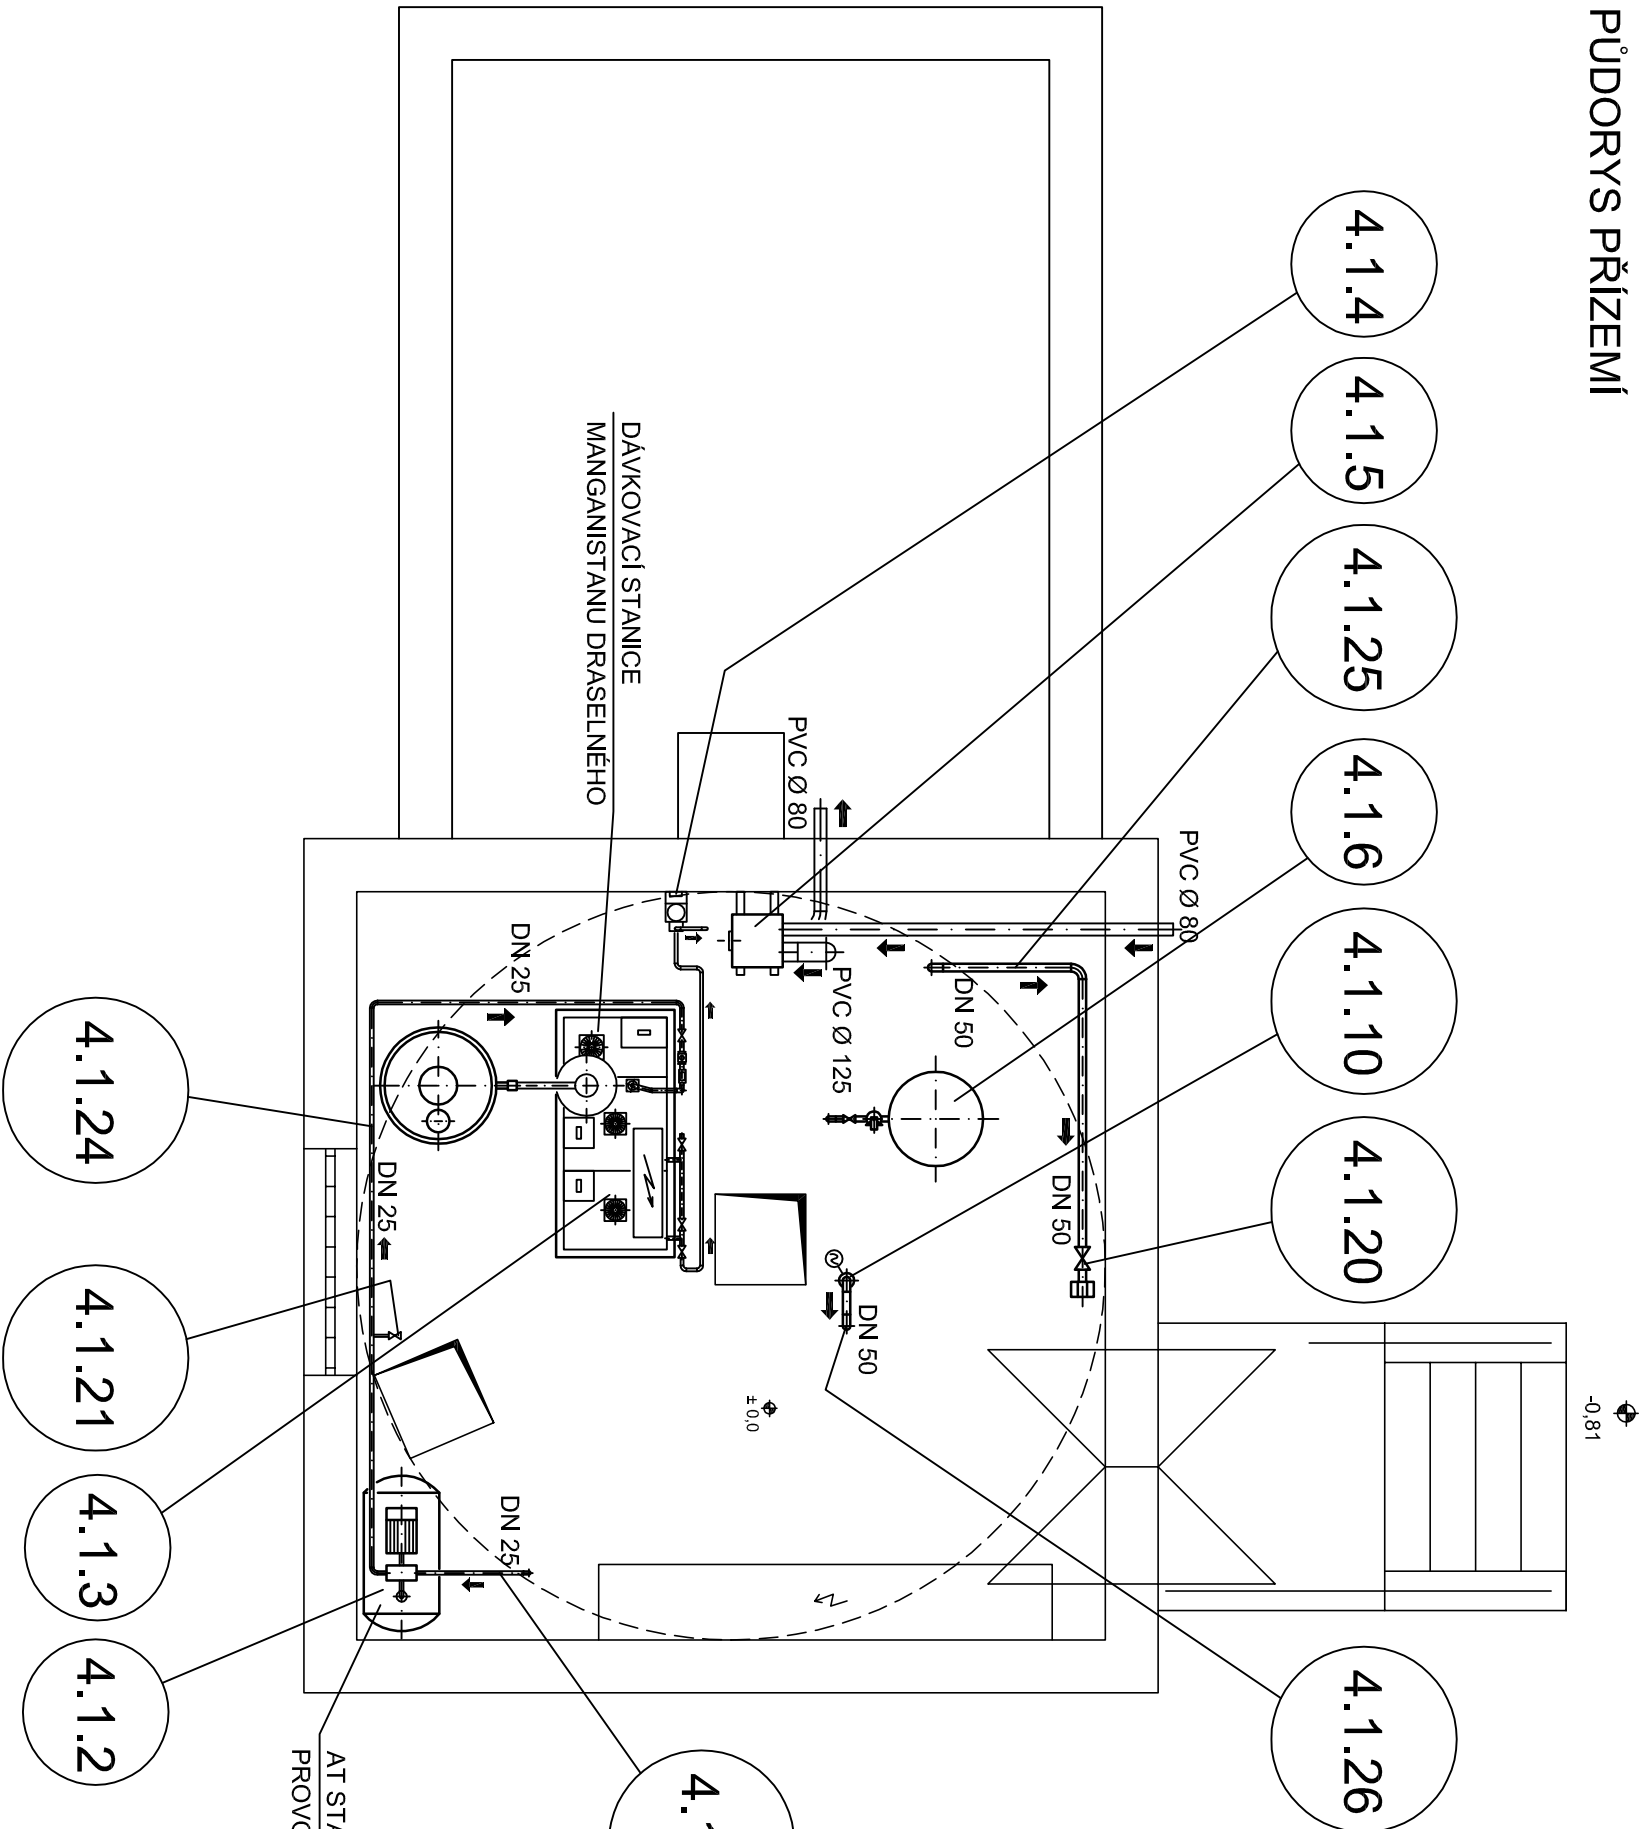

PŮDORYS SUTEREN

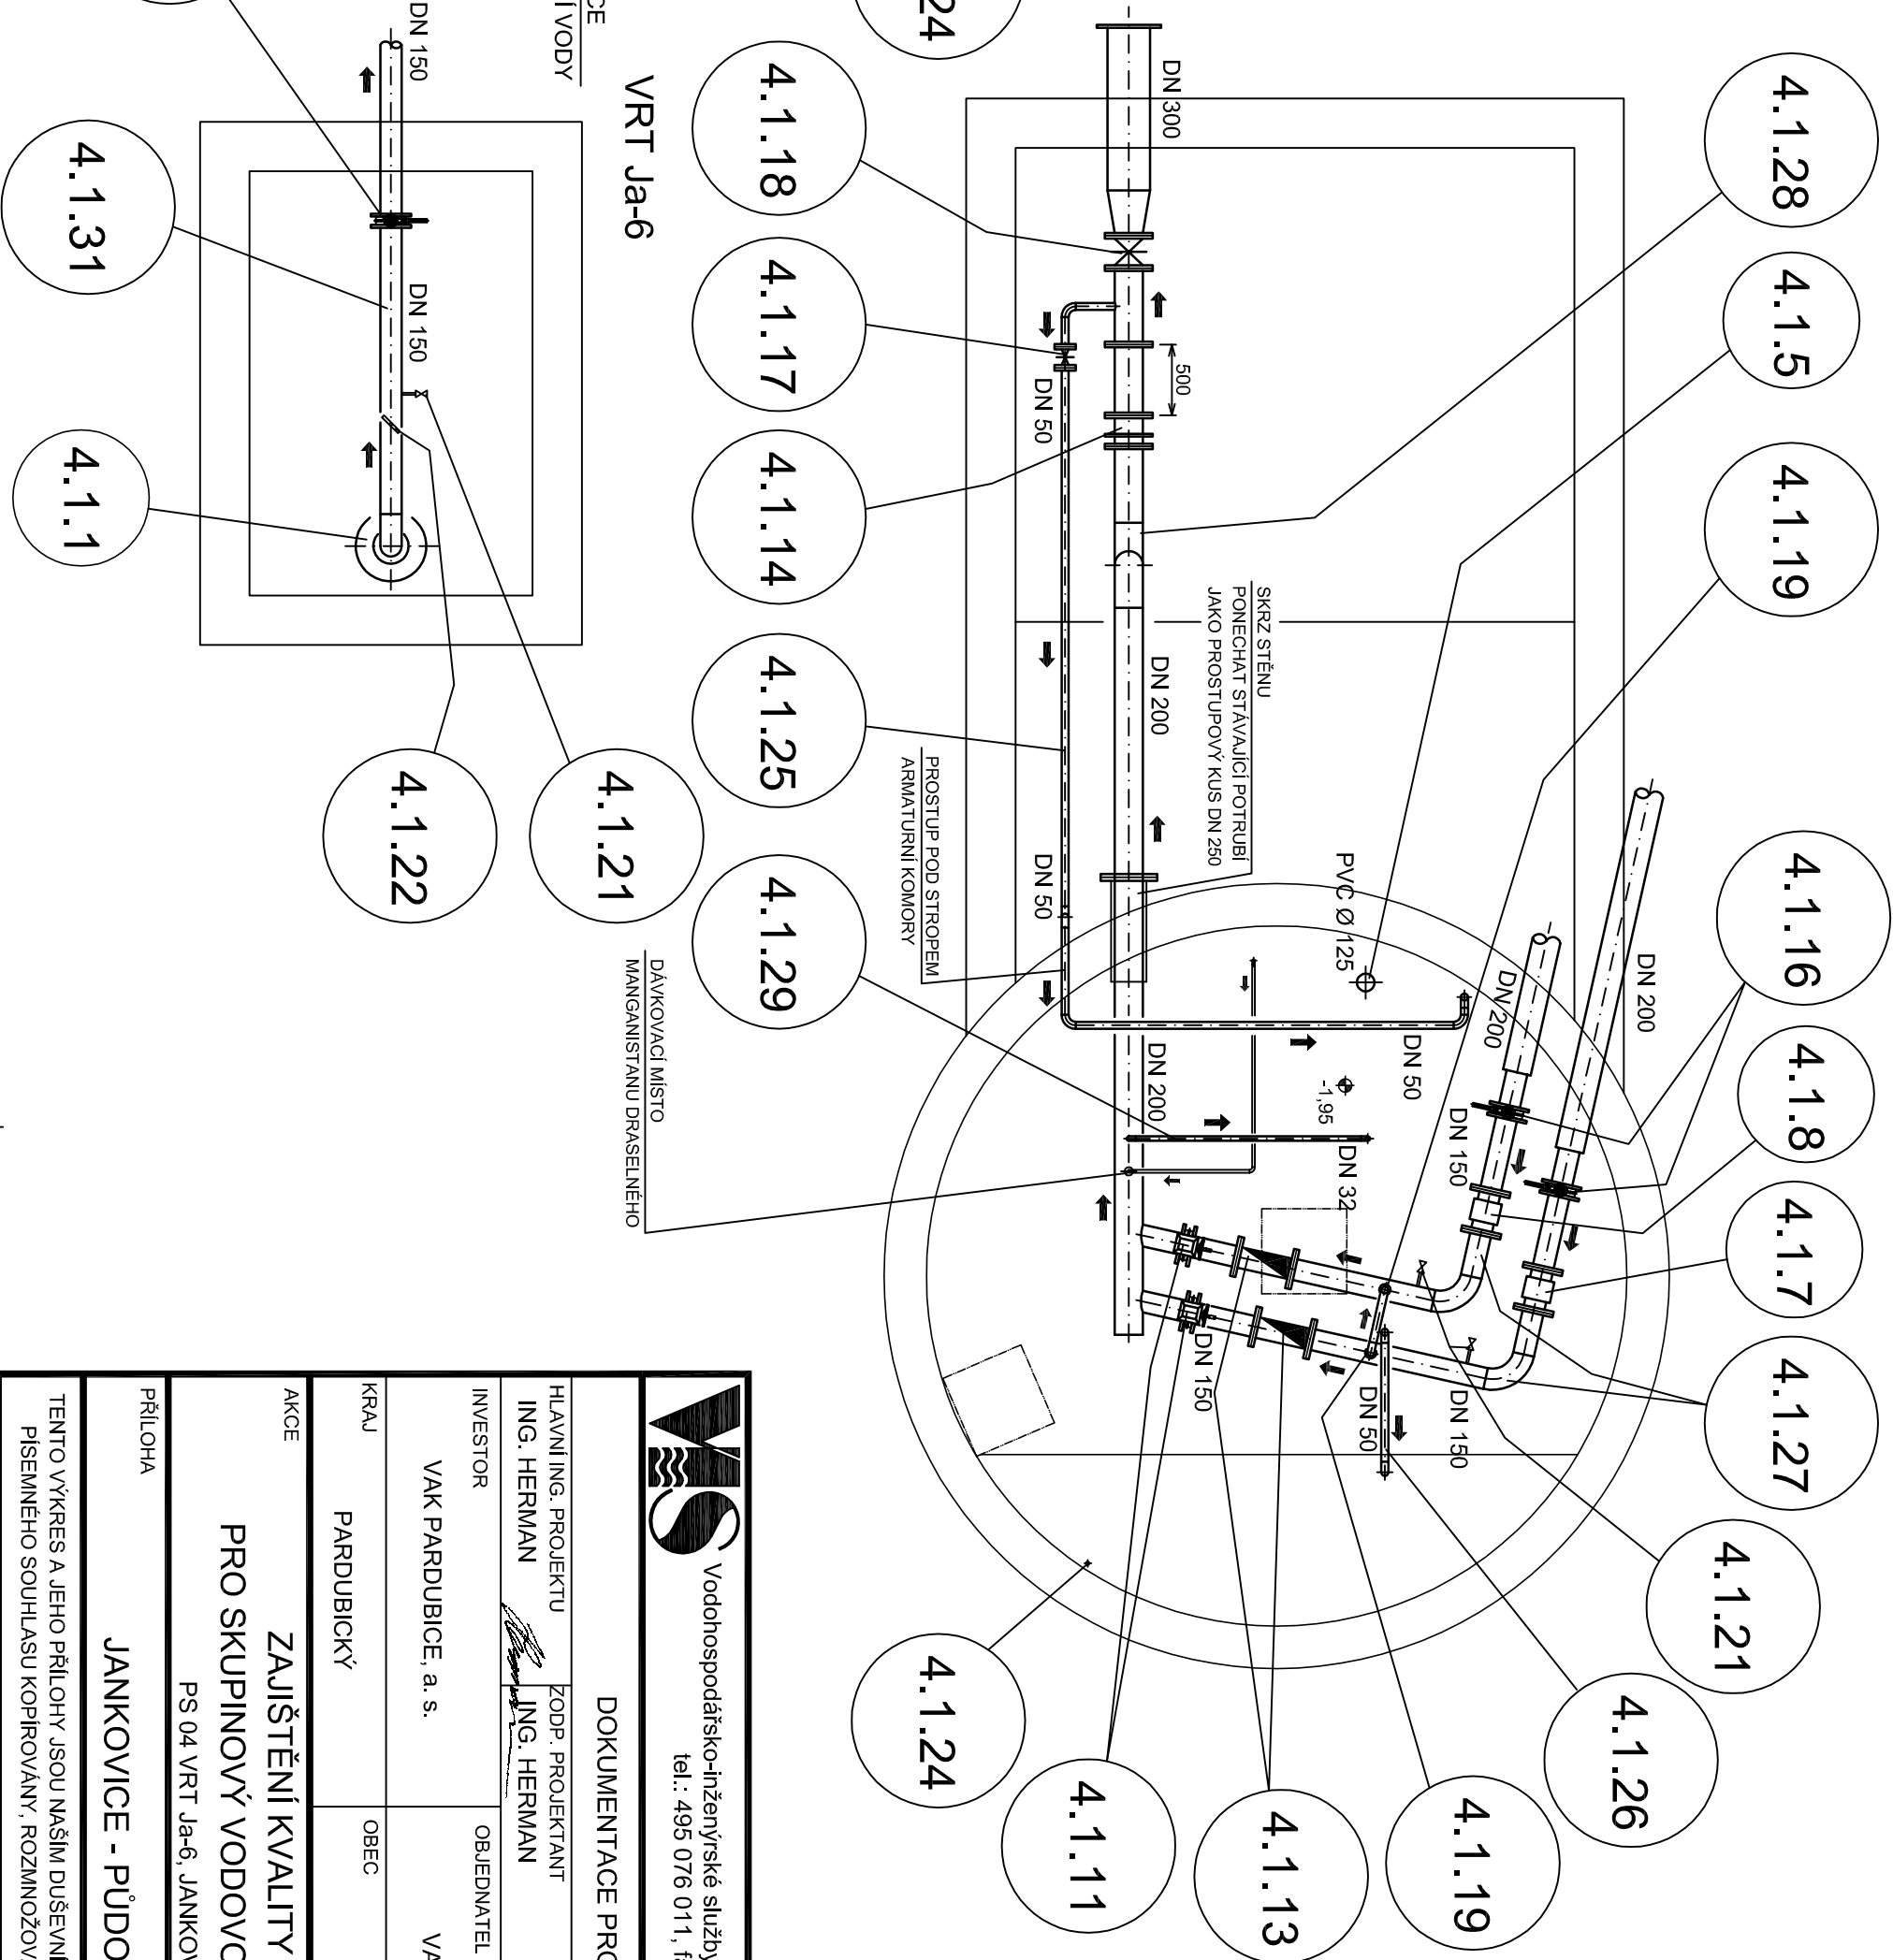

 <b>Vodohospodářsko-inženýrské služby spol. s r. o., Na Sítězně 1079, 500 03 Hradec Králové</b> tel.: 495 076 011, fax: 495 541 342, e-mail: vis@vishk.cz				
DOKUMENTACE PRO PROVEDENÍ STAVBY				
HLAVNÍ ING. PROJEKTU ING. HERMAN	ZODP. PROJEKTANT ING. HERMAN	PROJEKTANT KOCÁBEK/HYNEK	KONTROLOVAL ING. HERMAN	
INVESTOR  VAK PARDUBICE, a. s.	OBJEDNATEL  VAK PARDUBICE, a. s.	FORMÁT 3 A4		
KRAJ  PARDUBICKÝ	OBEC  JANKOVICE	DATUM 12/15		
		STUPEŇ DPS		
		Č. ZAK. 00515 - 400		
AKCE  ZAJIŠTĚNÍ KVALITY VODY PRO SKUPINOVÝ VODOVOD PŘELOUČ	MĚŘÍTKO 1 : 50			
PŘÍLOHA  JANKOVICE - PŮDORYSY	ČÍSLO PŘÍLOHY  D.2.1 - 19			
TENTO VÝKRES A JEHO PŘÍLOHY JSOU NAŠIM DUŠEVNÍM VLASTNICTVÍM. NESMÍ BÝT BEZ NAŠEHO PŘEDCHOZÍHO PÍSEMNÉHO SOUHLASU KOPIROVÁNY, ROZMNOŽOVÁNY ANI ZPŘÍSTUPNĚNY JINÝM OSOBÁM NEBO FIRMÁM				