

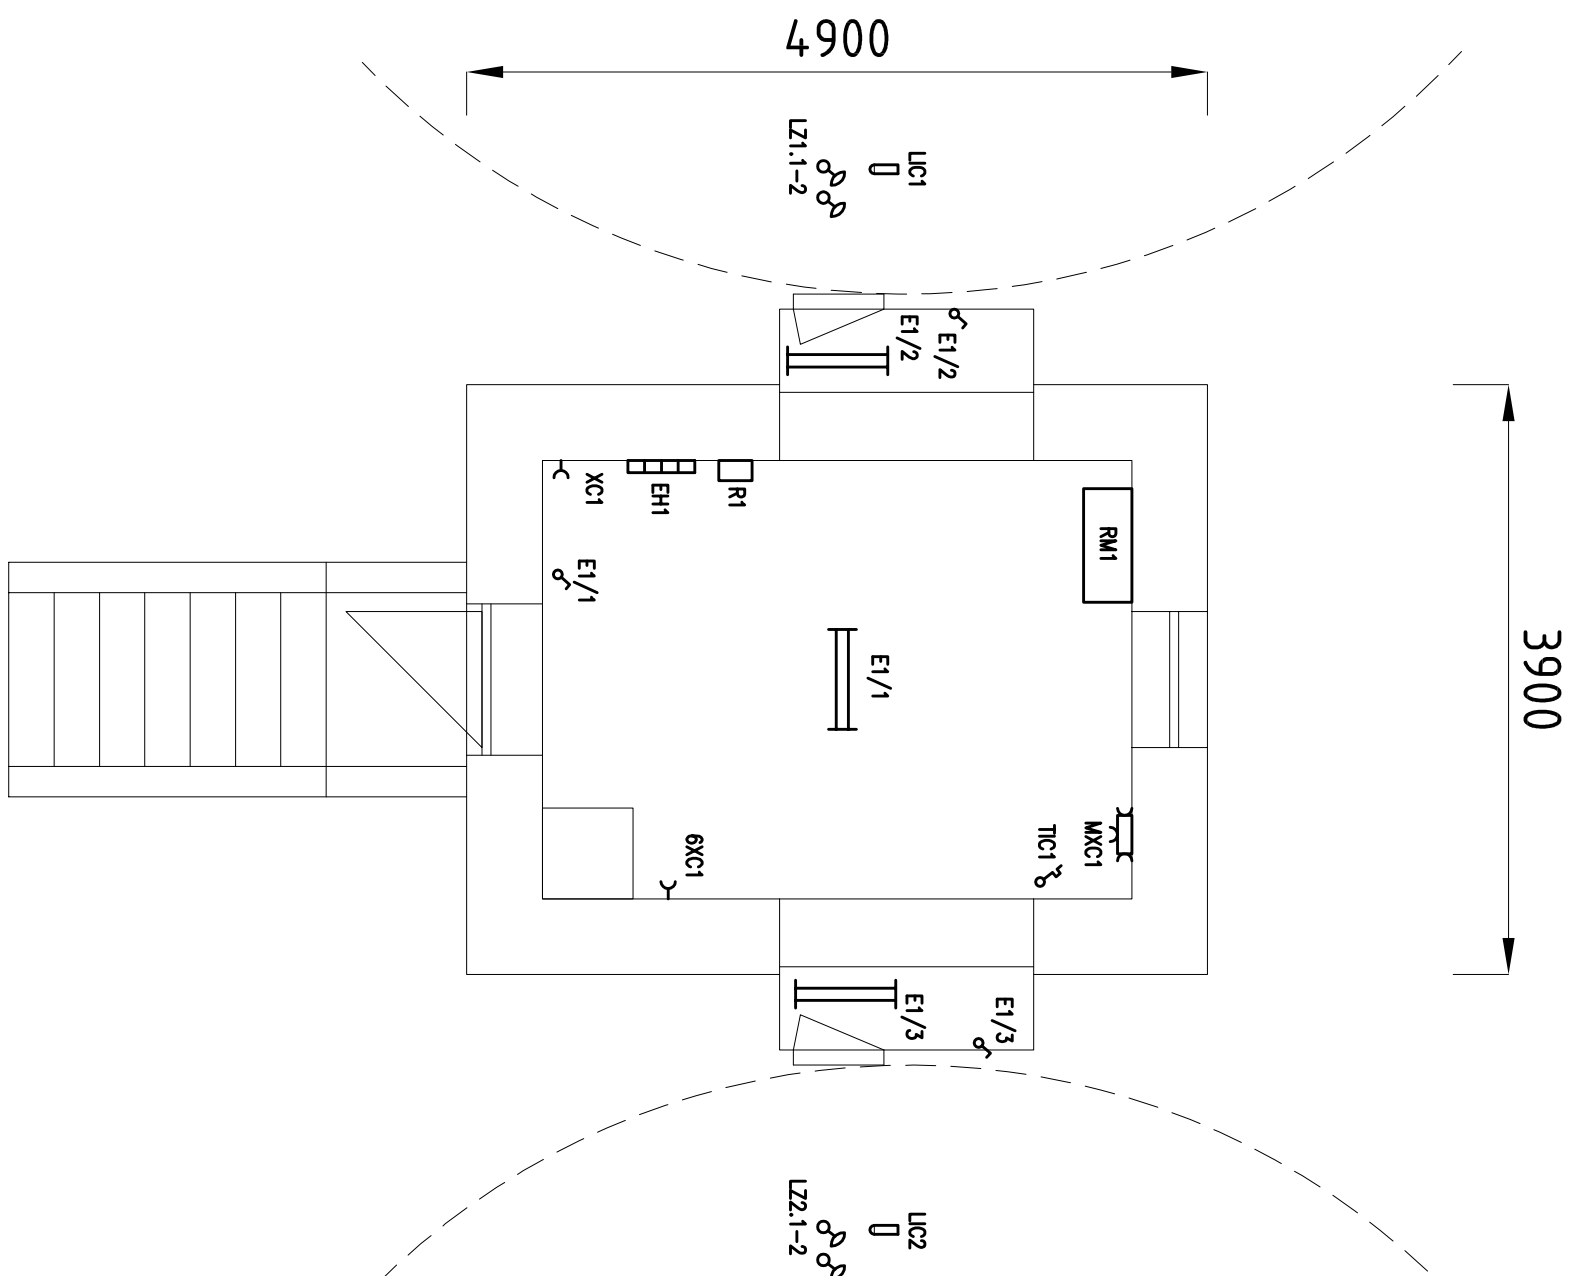


PŮDORYS PODZEMÍ


PŮDORYS NADZEMÍ

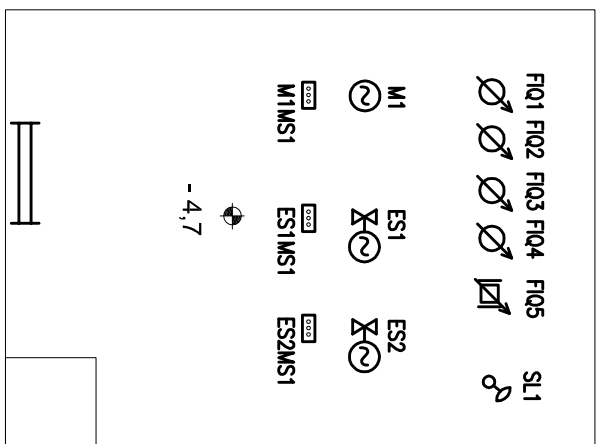


LEGENDA MOTORICKÉ ELEKTROINSTALACE:

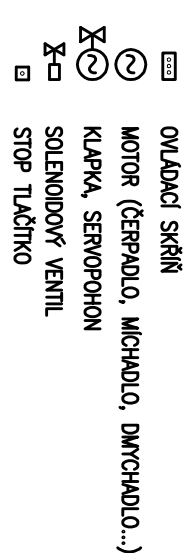


LEGENDA MAR ELEKTROINSTALACE:

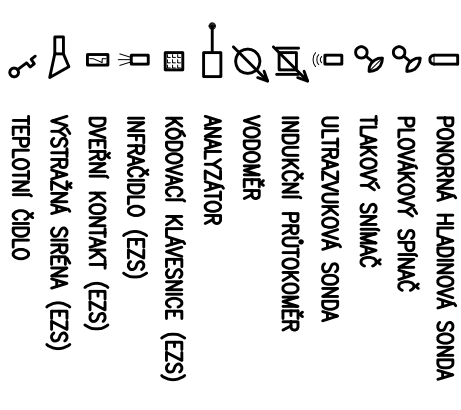

LEGENDA STAVEBNÍ ELEKTROINSTALACE:

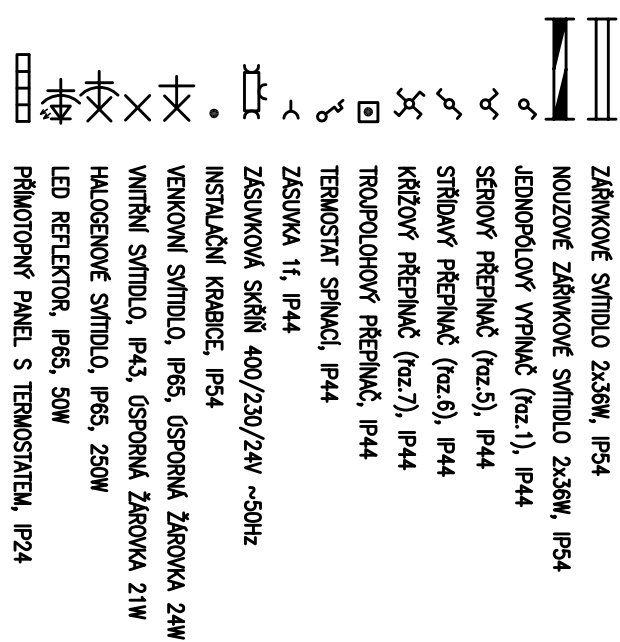

				
Vodohospodářsko-inženýrské služby spol. s r. o., Na Sítězně 11079, 500 03 Hradec Králové tel.: 495 076 011, fax: 495 544 342, e-mail: vis@visstk.cz				
DOKUMENTACE PRO PROVEDENÍ STAVBY				
HLAVNÍ ING. PROJEKTU ING. HERMAN	ZOOP. PROJEKTANT ING. HERMAN	PROJEKTANT BENEŠOVSKÝ	KONTROLOVAL VOLTEK	
INVESTOR VAK PARDUBICE, a. s.	OBJEDNATEL VAK PARDUBICE, a. s.	FORMÁT A3 2		
KRAJ PARDUBICKÝ	OBEČ MOKOŠÍN	DATUM 11/15		
		STUPĚŇ DPS		
AKCE ZAJIŠTĚNÍ KVALITY VODY PRO SKUPINOVÝ VODOVOD PŘELOUČ VDJ TELČICE	Č. ZAK. 00515 - 350	ARCH. Č. 00515		
		MĚŘÍTKO 1 : 50		
PŘÍLOHA	ČÍSLO PŘÍLOHY		D.2.2.6.6	
DISPOZICE ELEKTROTECHNOLIE				
TENTO VÝKRES A JEHO PŘÍLOHY JSOU NAŠIM DUŠEVNÍM VLASTNICTVÍM, NESMÍ BÝT BEZ NAŠEHO PŘEDCHOZÍHO PÍSEMNÉHO SOUHLASU KOPÍROVÁNY, ROZMNOŽOVÁNY ANI ZPŘÍSTUPŇOVÁNY JINÝMI OSOBAM NEBO FIRMÁM				