



POHLEDY

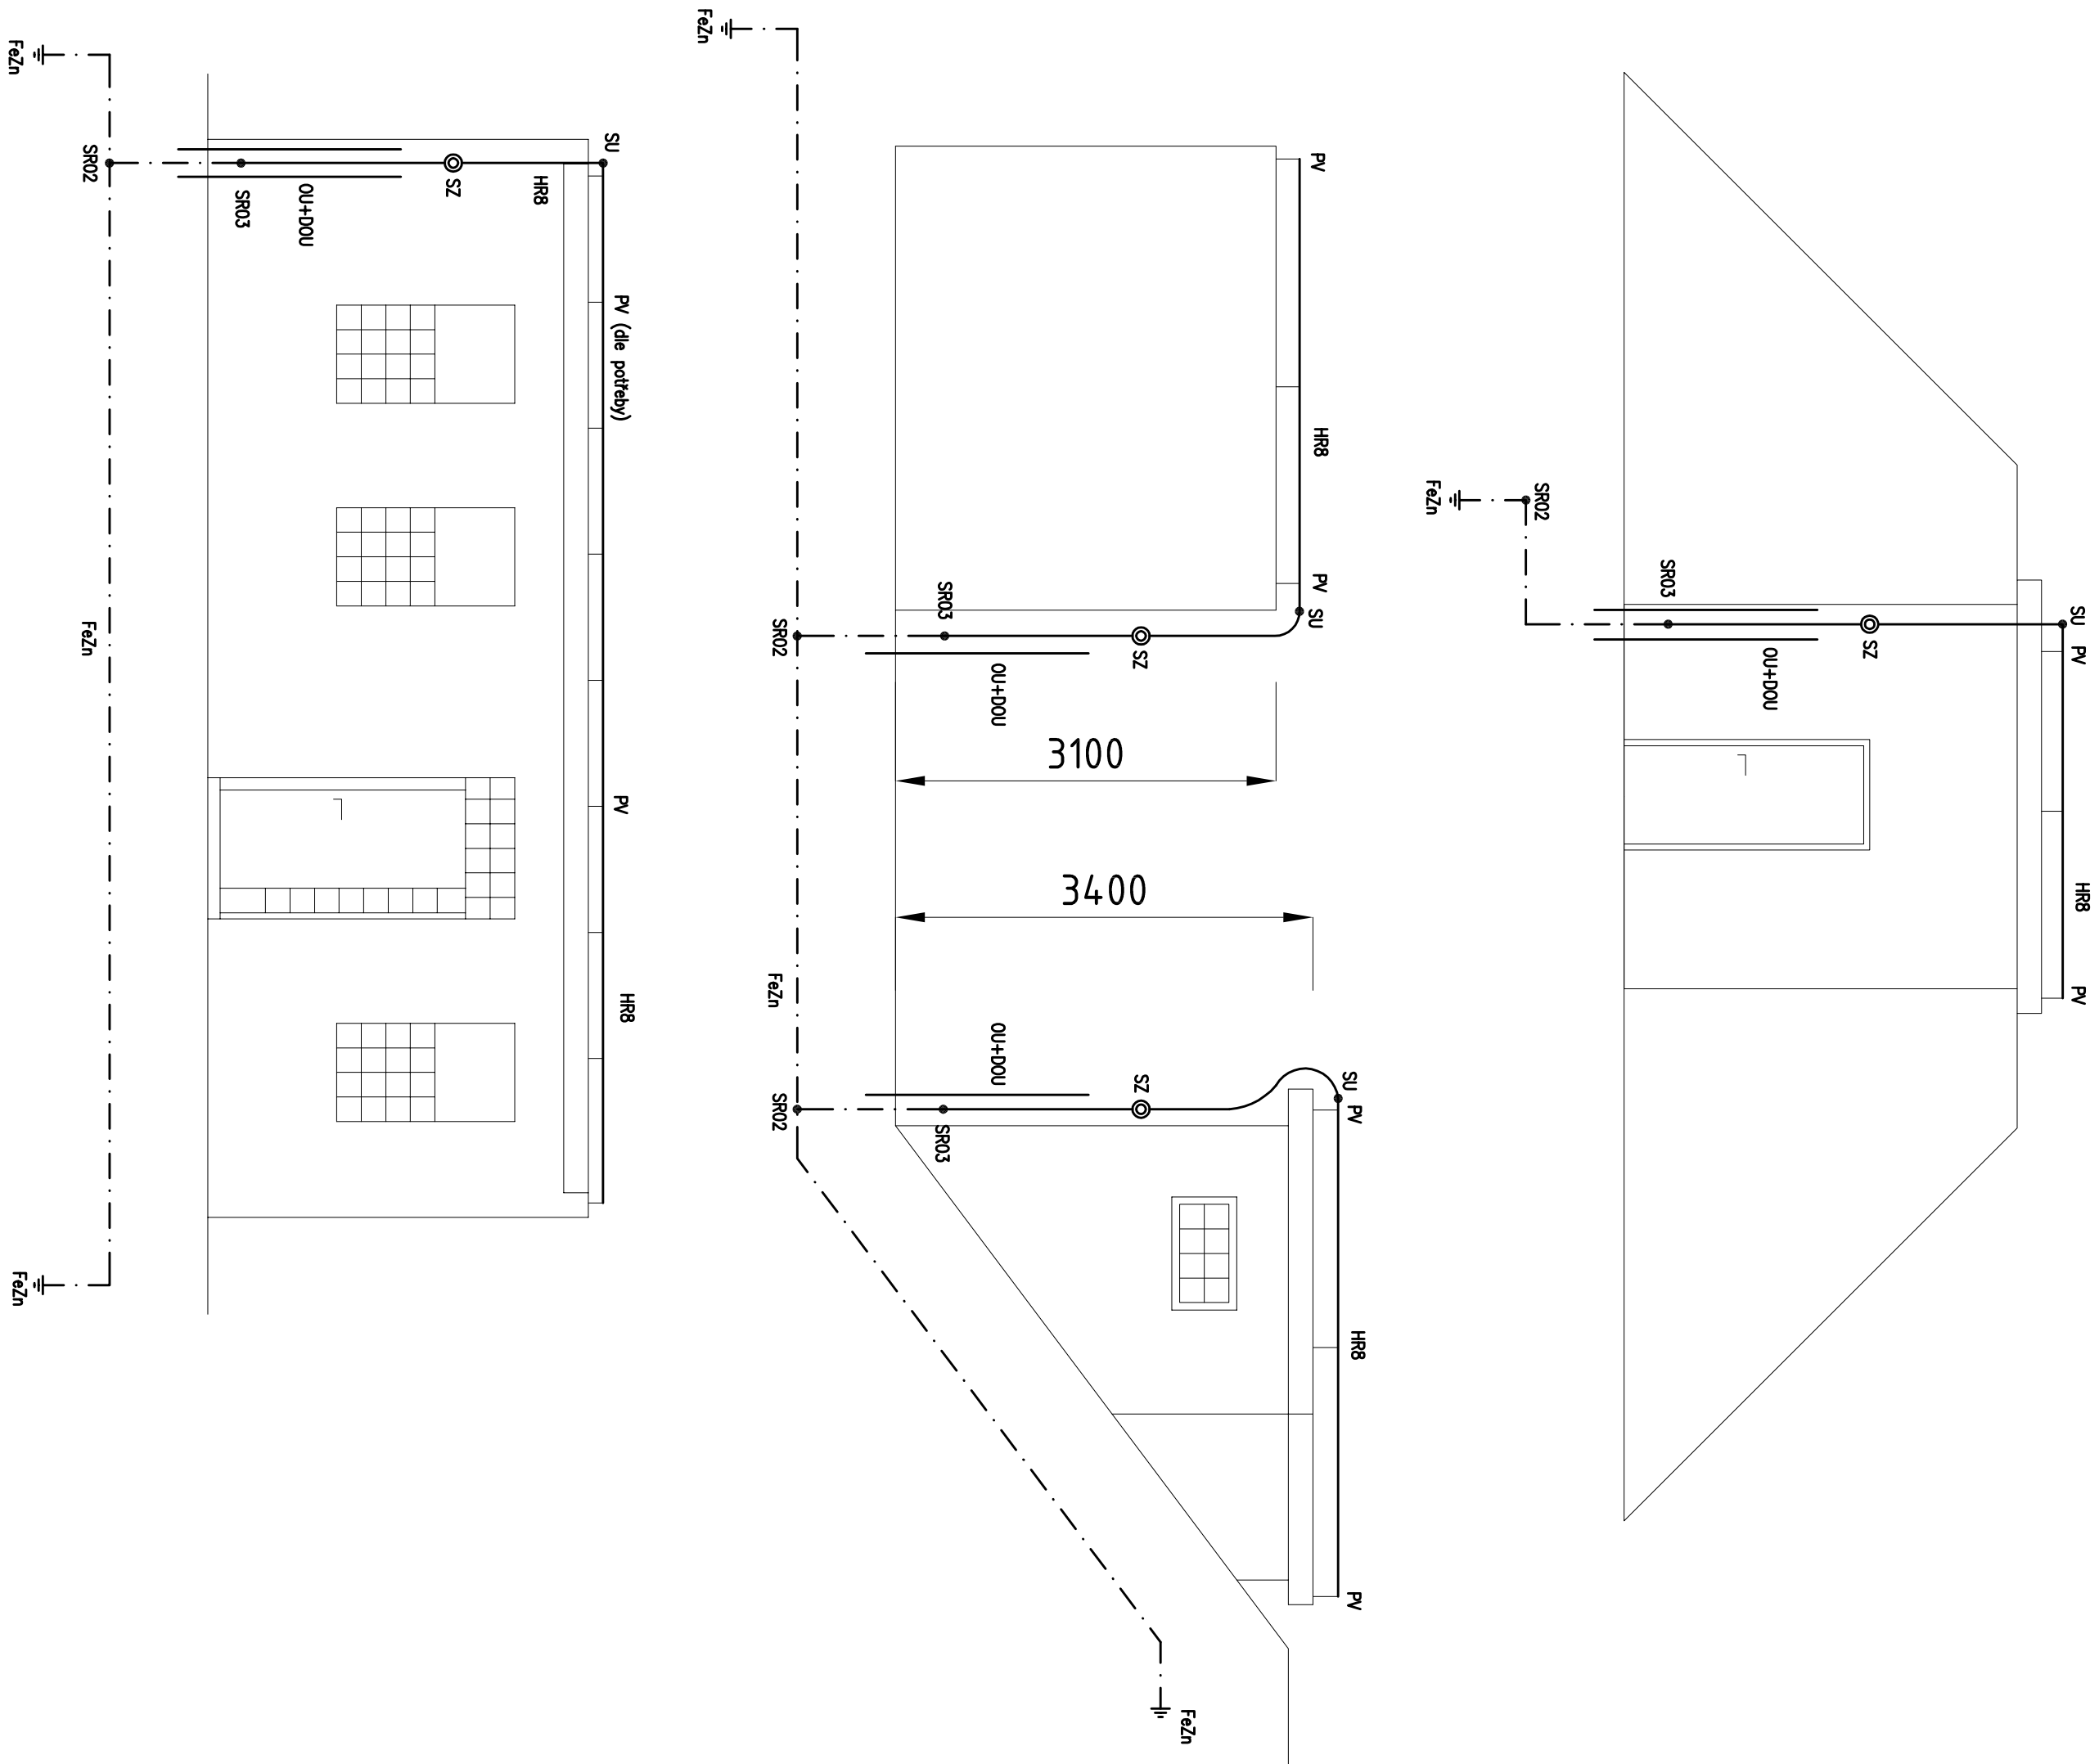

PŮDORYS

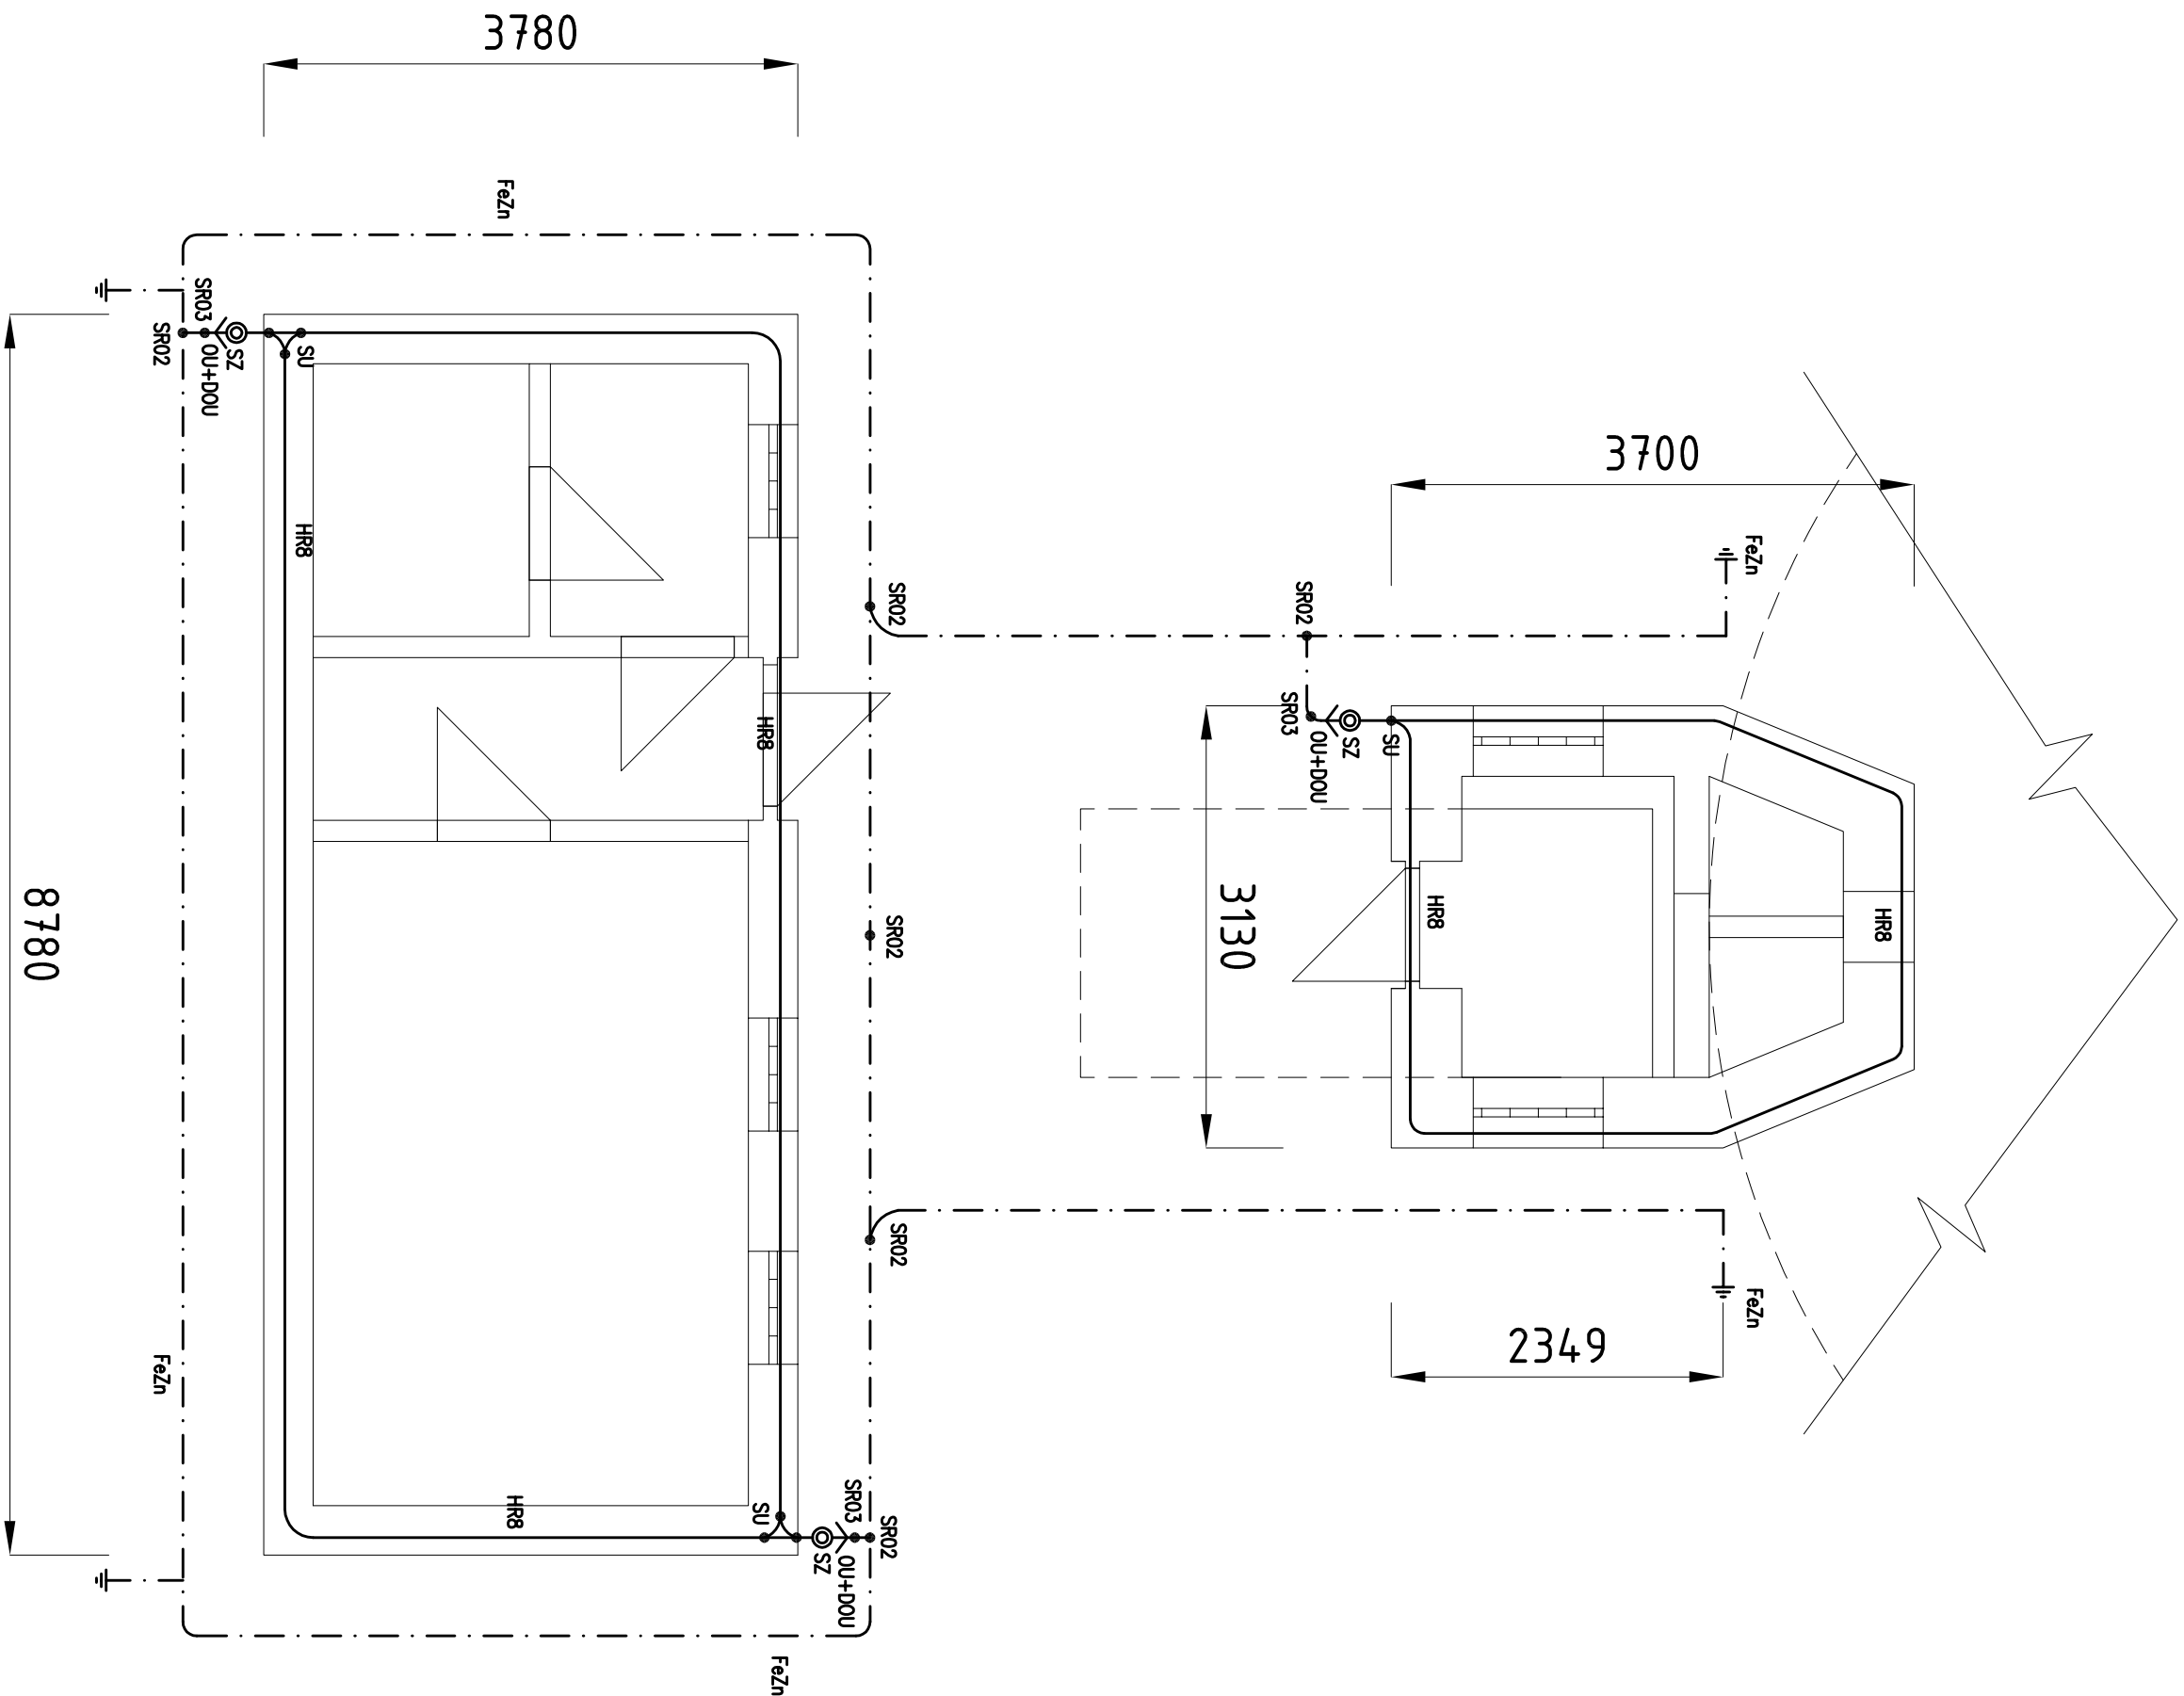

LEGENDA HROMOSVODU:

- o JT JIMCI 70° 1,5m
- SU SVORKA UNIVERZÁLNÍ
- SO SVORKA OKAPOVÁ
- SZ SVORKA ZVUŠENÍ
- SR02 SVORKA PŘEK-PŘEK (Fz2n)
- SR03 SVORKA PŘEK-HROMOSKOPNÍ LANO
- OU OCHRANNÝ BREZK
- DOU DRŽÁK OCHRANNÉHO ÚHELNÍKU
- PV1 PŘÍDESKA VEDENÍ DO STĚNY
- PV2 PŘÍDESKA VEDENÍ NA STŘEŠNÍ KŘITINU
- PV3 PŘÍDESKA VEDENÍ POD STŘEŠNÍ KŘITINU
- PV4 PŘÍDESKA VEDENÍ NA HŘEBENEC
- HR8 HROMOSKOPNÍ LANO 17x2mm
- HR10 HROMOSKOPNÍ LANO 10x10mm
- Fz2n ZEMNÍ PŘEK Fz2n 30x3mm

POZNÁMKA:

VŠECHNY ČÁSTI SPOU V ZEM POKROUČNĚ KAPIT
VŠECHNY PŘÍRODOVNÍM KAPIT

Vodohospodářská a inženýrské služby spol. s r. o. Na Střešní 1079, 500 03 Hradec Králové
tel.: 495 076 011, fax: 495 541 342, e-mail: vis@visk.cz

DOKUMENTACE PRO PROVEDENÍ STAVBY			
HLAVNÍ PROJEKTANT	PROJEKTANT	KONTROLOVAL	
ING. HERMAN	ING. POLÁČEK	VUTER	
INVESTOR	OBJEDNATEL	FORNAT	421
VAK PARDUBICE, a. s.	VAK PARDUBICE, a. s.	DATUM	11/15
		STUPEŇ	DPS
KRAJ	OBEC	Č. ZAK.	00515 - 350
PARDUBICKÝ	MOKOŠIN	ARCH. Č.	00515
AKCE	ZAJIŠTĚNÍ KVALITY VODY		MĚŘÍTKO 1:50
	PRO SKUPINOVÝ VODOVOD PŘELOUČ		
	VDJ CHVALETICE		
PŘÍLOHA	HROMOSVOD		ČÍSLO PŘÍLOHY D.2.2.7.5

TENTO VÝKRES A JEHO PŘÍLOHY JSOU NAŠÍM DŮLEŽITÝM VLASTNICTVÍM. NESMÍ BÝT BEZ NÁŠHO PŘEDCHOZÍHO PŘEVNĚHO SOUHLASU KOPÍROVÁNY, ROZMNOŽOVÁNY ANI ZPŘEDUPNĚNY JINÝMI OSOBAMI NEBO FIRMIAMI.