

LEGENDA MOTORICKÉ ELEKTROINSTALACE:

Ⓜ MOTOR (ČERPADLO, MĚRČADLO, DMRČADLO...)

LEGENDA MĚR ELEKTROINSTALACE:

▮ PONORNÁ HLADINOVÁ SOND A

LEGENDA STAVEBNÍ ELEKTROINSTALACE:


- ▬

ZÁŘÍMKOVÉ SVĚTLIDLO 2x36W, IP54
- ⌚

JEDNOPÓLOVÝ VYPÍNAČ (taz.1), IP44
- ⌚

ZÁSUVKOVÁ SKŘÍŇ 400/230/24V ~50Hz
- INSTALAČNÍ KRABICE, IP54

PŮDORYS

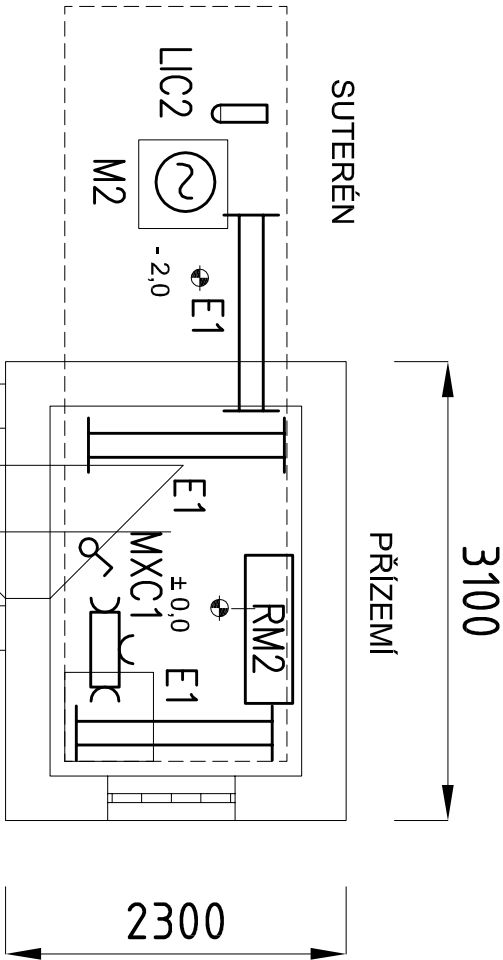

VŠ

Vodohospodářsko-inženýrské služby spol. s r. o., Na Stěezině 1079, 500 03 Hradec Králové
tel.: 495 076 011, fax: 495 541 342, e-mail: vis@vishk.cz

DOKUMENTACE PRO PROVEDENÍ STAVBY				
HLAVNÍ ING. PROJEKTU ING. HERMAN		ZODP. PROJEKTANT ING. HERMAN	PROJEKTANT BENEŠOVSKÝ	KONTROLOVAL VOJTEK
INVESTOR VAK PARDUBICE, a. s.		OBJEDNATEL VAK PARDUBICE, a. s.		
KRAJ PARDUBICKÝ	OBEC MOKOŠÍN	FORMÁT A3		
		DATUM 11/15		
		STUPĚŇ DPS		
		Č. ZAK. 00515 - 350		
AKCE ZAJIŠTĚNÍ KVALITY VODY PRO SKUPINOVÝ VODOVOD PŘELOUČ	VRT BRLOH	ARCH. Č 00515		
		MĚŘÍTKO 1 : 50		
		ČÍSLO PŘÍLOHY		
		D.2.2.4.9		
PŘÍLOHA DISPOZICE ELEKTROTECHNOLOGIE				
TENTO VÝKRES A JEHO PŘÍLOHY JSOU NAŠÍM DUŠEVNÍM VLASTNICTVÍM, NESMÍ BÝT BEZ NAŠEHO PŘEDCHOZÍHO PÍSEMNÉHO SOUHLASU KOPÍROVÁNY, ROZMNOŽOVÁNY ANI ZPŘÍSTUPNĚNY JINÝM OSOBÁM NEBO FIRMÁM				