


PŮDORYS

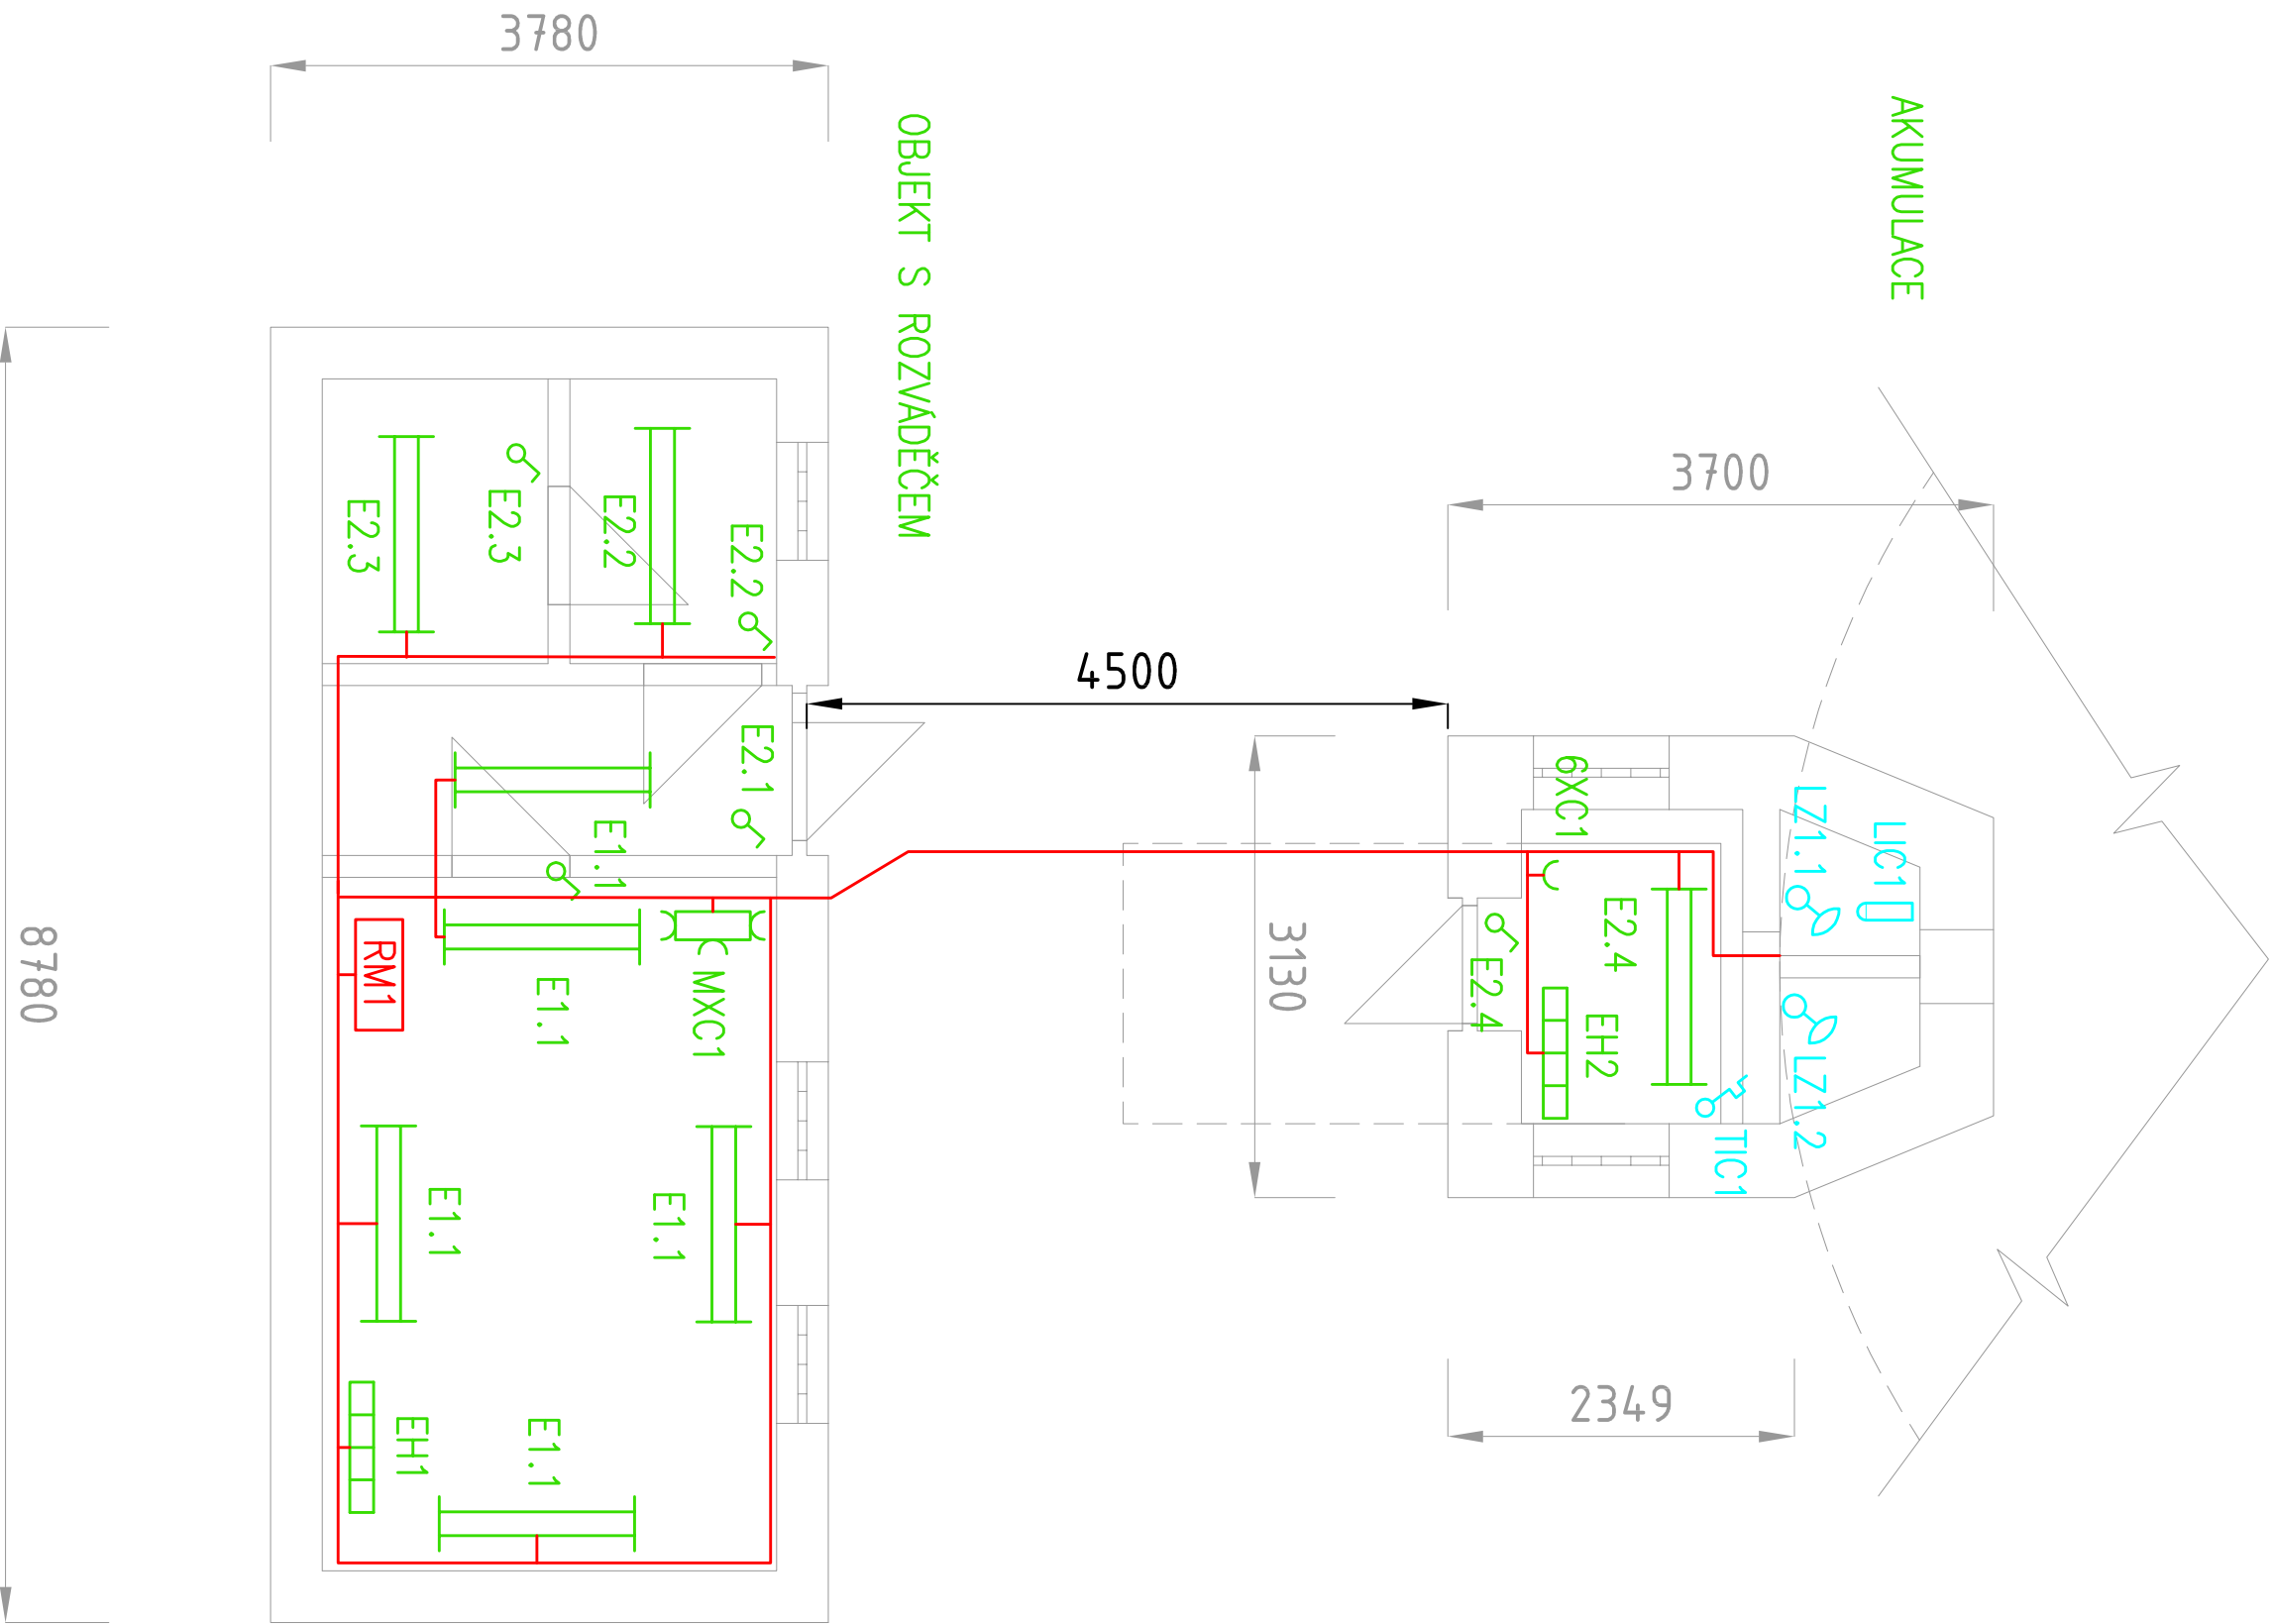

LEGENDA MOTORICKÉ ELEKTROINSTALACE:


- OVLÁDACÍ SKŘÍŇ
- MOTOR (ČERPADLO, MÍCHADLO, DMYCHADLO...)

LEGENDA MĚR ELEKTROINSTALACE:

- PONORNÁ HLADINOVÁ SONDA
- PLOVÁKOVÝ SPÍNAČ
- TEPLOTNÍ ČIDLO

LEGENDA STAVEBNÍ ELEKTROINSTALACE:

- ZAŘÍMKOVÉ SVĚTLIDLO 2x36W, IP54
- JEDNOPÓLOVÝ VYPÍNAČ (roz.1), IP44
- ZÁSUVKOVÁ SKŘÍŇ 400/230/24V ~50Hz
- INSTALAČNÍ KRABICE, IP54
- PŘÍMOTOPNÝ PANEL S TERMOSTATEM, IP24

 <div>Vodohospodářsko-inženýrské služby spol. s r. o., Na Sítězně 1079, 500 03 Hradec Králové tel.: 495 076 011, fax: 495 541 342, e-mail: vis@vshk.cz</div>			
DOKUMENTACE PRO PROVEDENÍ STAVBY			
HLAVNÍ ING. PROJEKTU ING. HERMAN	ZODP. PROJEKTANT ING. HERMAN	PROJEKTANT BENEŠOVSKÝ	KONTROLOVAL VOJTEK
INVESTOR VAK PARDUBICE, a. s.	OBJEDNATEL VAK PARDUBICE, a. s.	FORMÁT A2	
KRAJ PARDUBICKÝ	OBEC MOKOŠÍN	Č. ZAK. 00515 - 350	STUPĚN DPS
AKCE ZAJIŠTĚNÍ KVALITY VODY PRO SKUPINOVÝ VODOVOD PŘELOUČ	MĚŘÍTKO 1 : 50		
PŘÍLOHA HROMOSVOD	ČÍSLO PŘÍLOHY D.2.2.7.6		
TENTO VÝKRES A JEHO PŘÍLOHY JSOU NAŠIM DUŠEVNÍM VLASTNICTVÍM, NESMÍ BÝT BEZ NAŠEHO PŘEDCHOZÍHO PÍSEMNÉHO SOUHLASU KOPÍROVÁNY, ROZMNOŽOVÁNY ANI ZPŘÍSTUPNĚNY JINÝM OSOBAM NEBO FIRMÁM			