

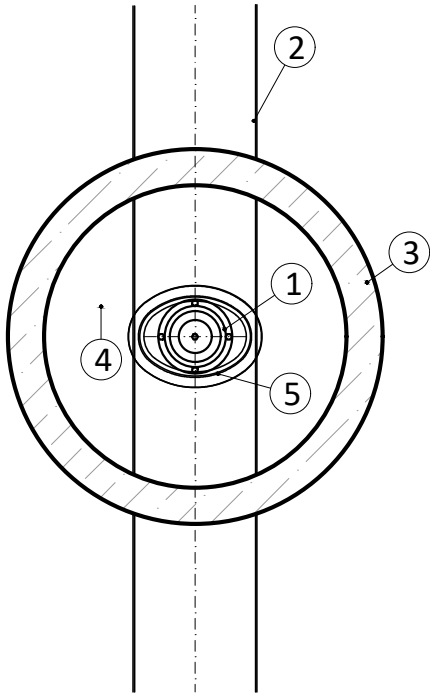
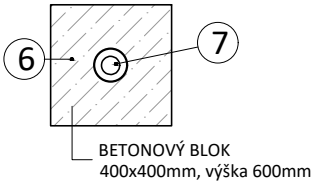


OSAZENÍ ZAVZDUŠŇOVACÍ A ODVZDUŠŇOVACÍ SOUPRAVY V EXTRAVILÁNU

PŮDORYS:

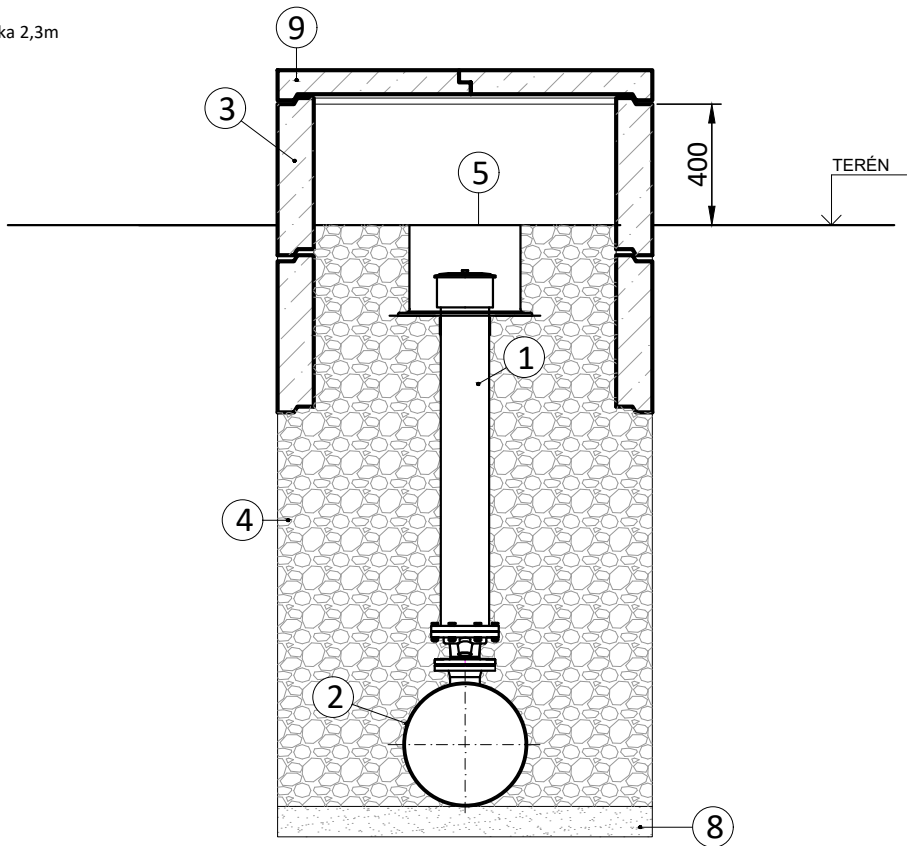

ŘEZ:

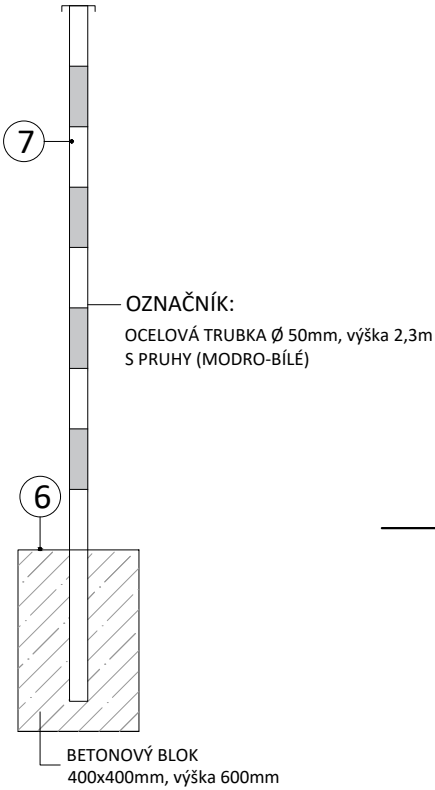

LEGENDA:

1. ZAVZDUŠŇOVACÍ A ODVZDUŠŇOVACÍ SOUPRAVA DN80, DÉLKA 1305mm
2. VODOVODNÍ POTRUBÍ LT DN400 - MMA-KUS DN400/80
3. BETONOVÁ SKRUŽ DN1000 - 2 KUSY; VRCHNÍ SKRUŽ BUDE OSAZENA 400mm NAD TERÉNEM
4. ŠTĚRKOVÝ OBSYP
5. POKLOP PRO ZA- A ODVZDUŠŇOVACÍ SOUPRAVU + PODKLADNÍ DESKA
6. BETONOVÁ PATKA
7. OZNAČNÍK
8. VYROVNÁVACÍ PÍSKOVÉ LOŽE POD POTRUBÍ TL. 100mm
9. POKLOP STUDNIČNÍ Ø1200 x 80

|  |   |                    |
|--|---|--------------------|
| ZHOTOVITEL   | VYPRACOVAL                                  | ZODP. PROJEKTANT   |
| PLP Projektstav s.r.o.<br>Rosice 336, Rosice 538 34<br>info@plp-projektstav.cz | Ing. Luboš Laksar, DiS.<br>tel: 775 131 435 | Ing. Jan Falta<br> |
| INVESTOR Vodovody a kanalizace Pardubice, a.s.                                 |   |                    |
| PROFESE inženýrský objekt  |   |                    |
| <b>PARDUBICE, SPOJIL - VODOVOD DN400</b>                                       |   |                    |
| <b>SO 1 – VODOVOD DN400</b>  |   |                    |
| <b>OSAZENÍ ODVZDUŠŇOVACÍ SOUPRAVY</b>  |   |                    |

|              |                       |
|--------------|-----------------------|
|              |                       |
| FORMÁT       | 2xA4                  |
| DATUM        | 09/2023               |
| STUPEŇ       | DPS                   |
| Č. ZAKÁZKY   |                       |
| MĚŘÍTKO 1:25 | Č. VÝKRESU <b>D.5</b> |