



# ETAPA 5


## VDJ STARÝ, PŮDORYS 1.PP (M 1:50)

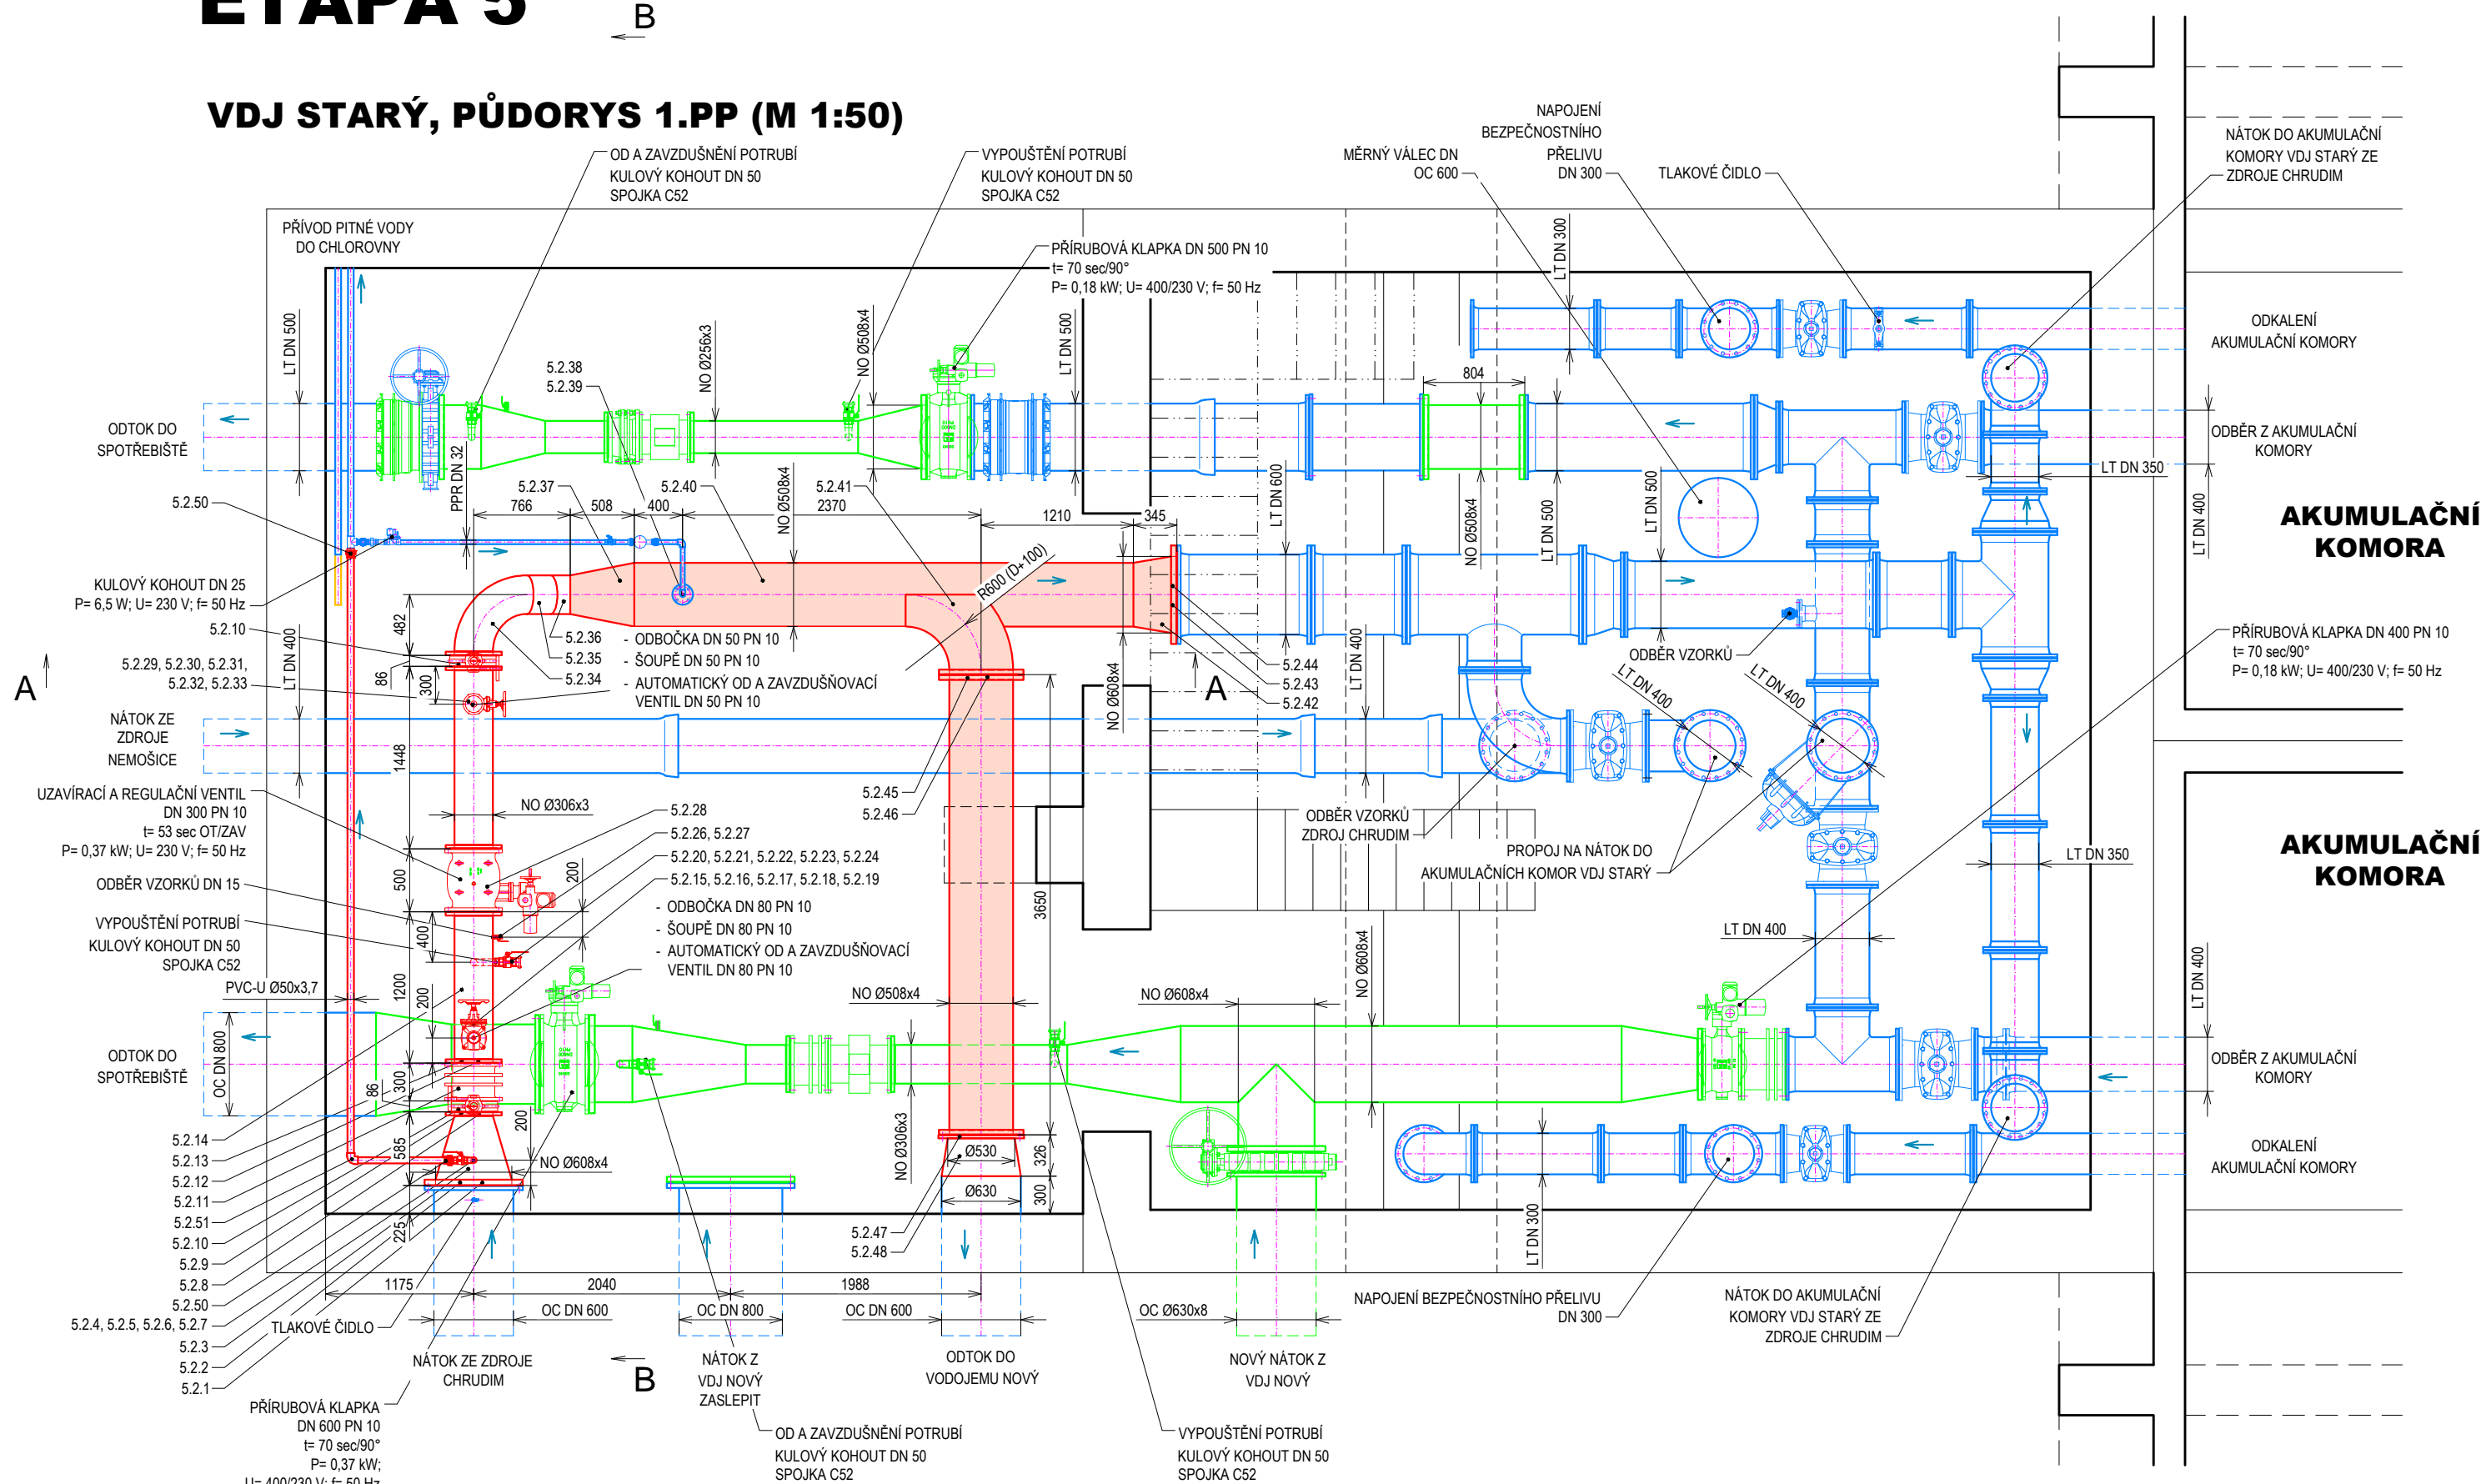


## VDJ STARÝ, ŘEZ A-A (M 1:50)

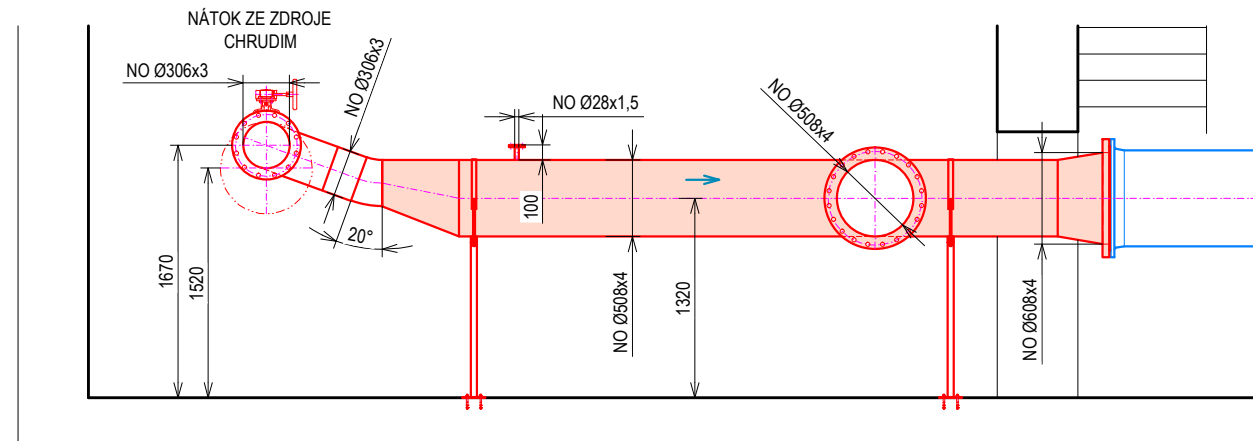

## VDJ STARÝ, ŘEZ B-B (M 1:50)

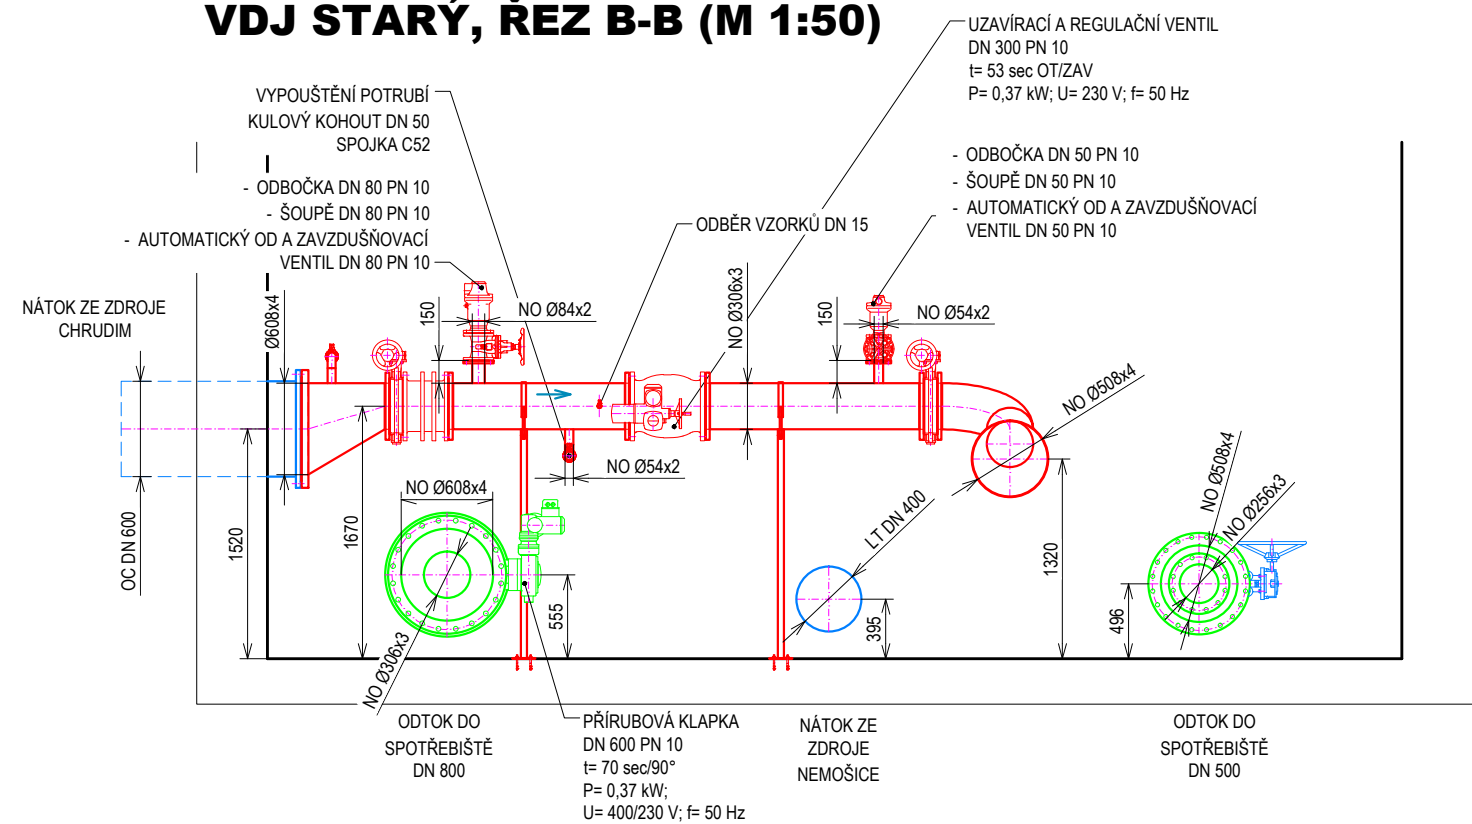

## VDJ NOVÝ, PŮDORYS 1.PP (M 1:50)

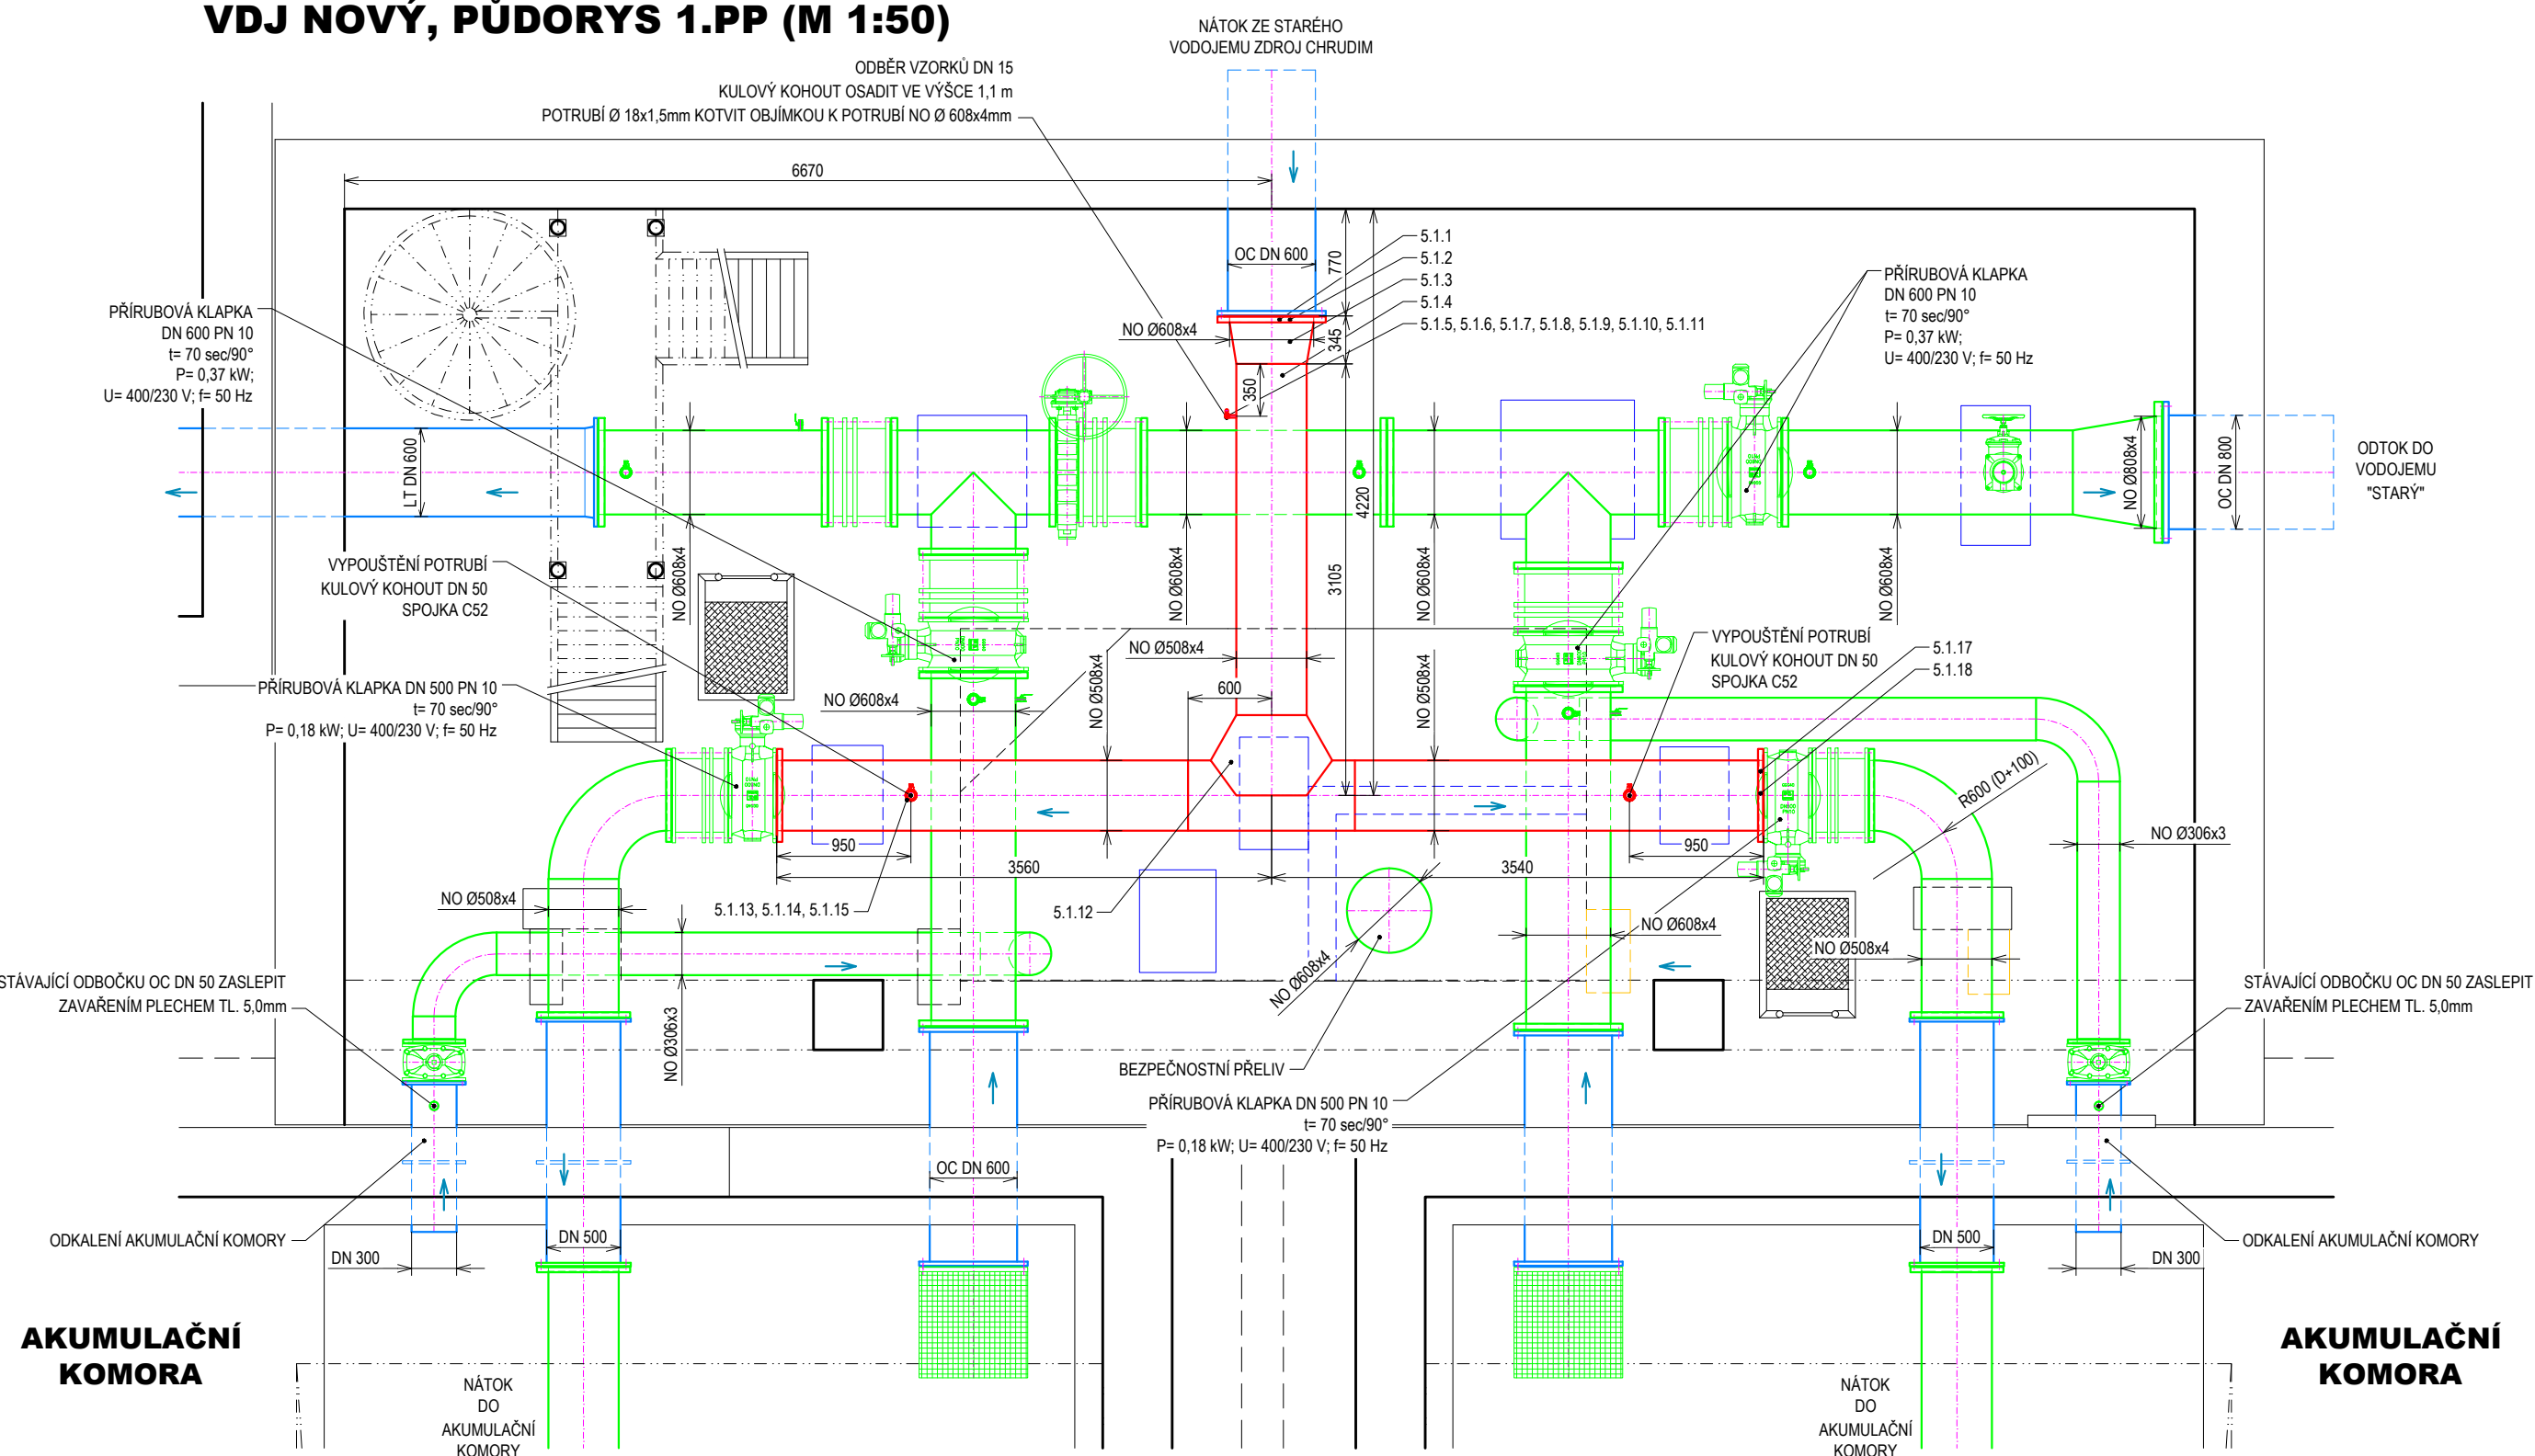

### STRUČNÝ POSTUP VÝSTAVBY – ETAPA 5

1. DEMONTÁŽ NÁTOKOVÉHO POTRUBÍ DN 600 HORNÍHO PLNĚNÍ AKUMULAČNÍCH N1 A N2 VDJ NOVÝ.
2. DEMONTÁŽ NÁTOKOVÉHO POTRUBÍ ZE ZDROJE CHRUDIM S REGULAČNÍM KUŽELOVÝM VENTILEM DN 300

SPODNÍ PLNĚNÍ AKUMULAČNÍCH KOMOR VDJ NOVÝ Z VDJ STARÝ A PROVIZORNÍM PROPOJEM DN 250 ZE ZDROJE CHRUDIM. VARIANTNĚ LZE ZE ZDROJE CHRUDIM PLNIT SPODEM POUZE VDJ NOVÝ UZÁVŘENÍM PŘÍRUBOVÉ Klapky DN 600 PN 10 S ELEKTROPONEM NA PROPOJOVACÍM POTRUBÍ Z VDJ STARÝ (PROPOJ DN 800).

3. OSazení nového potrubí horního plnění akumulačních komor N1 a N2 VDJ NOVÝ.
4. OSazení nového nátokového potrubí ve VDJ STARÝ s novým regulačním ventilem DN 300 s elektropohonem.
5. ZPROVOZNĚNÍ NÁTOKOVÉHO POTRUBÍ ZE ZDROJE CHRUDIM.

BEŽNÉ PLNĚNÍ VDJ NOVÝ I STARÝ, BEŽNÉ ZASOBENÍ SPOTŘEBÍŠŤ.

### KONSTRUKCE:

STAV	NÁVRH
	TRUBNÍ A ARMATURNÍ VYSTROJENÍ – ETAPA 5
	TRUBNÍ A ARMATURNÍ VYSTROJENÍ 1.4404 – ETAPA 5
	TRUBNÍ A ARMATURNÍ VYSTROJENÍ – PŘEDCHOZÍ ETAPY
	STAVEBNÍ KONSTRUKCE

### POZNÁMKA:

- PŘED ZAHÁJENÍM STAVBY JE NUTNO PROVĚST PŘESNÉ ZAMĚŘENÍ STAVBY A STÁVAJÍCÍHO TECHNOLOGICKÉHO VYSTROJENÍ – UVEDENÉ ROZMĚRY JSOU POUZE ORIENTAČNÍ.
- PŘI NÁPOJOVÁNÍ NOVÝCH TRUBNÍCH ROZVODŮ NA STÁVAJÍCÍ JE NUTNÉ OVĚŘIT ROZMĚR A VRTANÍ STÁVAJÍCÍCH PŘÍRUB PŘED NÁKUPEM MATERIÁLU.
- OZNAČOVÁNÍ MATERIÁLŮ TRUBNÍCH ROZVODŮ: NO – KOROZIVNĚDORNÁ OCEĽ DIN1.4301 (X5CrNi18-10) (NENÍ-LI UVEDENO JINAK)  
PVC-U – POLYVINYLCHLORID TVRÝ DIN 8061/62  
OC – UHLÍKOVÁ OCEĽ 11 373 (11 375)  
LT – LITINA

### PROVOZNÍ SOUBOR

### PS 01 TECHNOLOGICKÁ ČÁST STROJNÍ

POZICE NA VÝKRESE SOUHLASÍ SE SEZNAMEM STROJŮ A ZAŘÍZENÍ

HLAVNÍ INŽENÝR	ZODPOVĚD. PROJEKTANT	VYPRACOVAL	KRESLIL	KONTROLOVAL
ING. UNGER	ING. UNGER	SEDLÁČEK	SEDLÁČEK	MIKL
INVESTOR VODOVODY A KANALIZACE PARDUBICE, A.S.				ZAK.Č. 1710-B1
KRAJ PARDUBICKÝ				ARCH. Č. 1710
AKCE				FORMÁT 6x44
VODOJEM MIKULOVICE VÝMĚNA STROJNÍHO ZAŘÍZENÍ				DATUM 09/2019
				STUPEŇ DPS
				MĚŘÍTKO 1:50
OBSAH ETAPA 5 – VDJ NOVÝ – SPOLEČNÝ NÁTOK, VDJ STARÝ – REGULACE NÁTOKU				VÝKR. Č. 12
				ČÁST D.2