

ZAJIŠTĚNÍ KAPACITY A KVALITY SV PARDUBICE

ČÁST 3.1 NAPOJENÍ ÚV HROBICE NA KANALIZACI

KOORDINAČNÍ SITUACE č.2 1 : 500

Výtlak UV Hrobice - výřivovací souřadnice	X	Y
BOD - POPLIS		
V1 - 0.0154	-645949.8394	-1052425.4106
V2 - 0.5119	-646110.6098	-1052895.2045
V2a - 0.5865	-646135.3220	-1052963.2589
V3 - 0.8216	-646211.7971	-1053187.9284
V4 - 0.9064	-646234.0763	-1053269.7202
V5 - 0.9438	-646198.9972	-1053282.9158
V6 - 0.9520	-646198.9254	-1053291.0917
V7 - 1.0427	-646109.3438	-1053312.4217
V8 - 1.0892	-646092.6633	-1053383.6443
V10 - 1.1464	-646045.5626	-1053364.0459
V11 - 1.1684	-646025.6607	-1053364.1086
V12 - 1.2553	-645971.4185	-1053386.3065
V13 - 1.3144	-645959.6974	-1053398.4172
V15 - 1.4401	-645759.5816	-1053407.6044
V16 - 1.453,3	-645753.4575	-1053436.6645

LEGENDA OBJEKTŮ:

STAVEBNÍ OBJEKTY

SO 01 - KANALIZAČNÍ VÝTLAK

SO 02 - ČERPAČÍ STANICE

SO 03 - TRUBNÍ PROPOJE

SO 03.1 - STOKA A DN 300 dl. 18,0 m

SO 03.2 - STOKA B DN 300 dl. 6,0 m

PROVOZVNÍ SOUBORY

PS 01 - ČERPAČÍ STANICE - STROJNÍ ČÁST

PS 02 - ČERPAČÍ STANICE - ELEKTRO ČÁST

LEGENDA SÍTÍ :

NADZEMNÍ VEDENÍ VVN

NADZEMNÍ VEDENÍ VN

KOMUNIKAČNÍ VEDENÍ ČEZ ITC

KABELOVÉ VEDENÍ ČD TELEMATIKA

PLYN STL

STÁVAJÍCÍ SĐELOVACÍ VEDENÍ METALICKÉ OPTICKÉ - 02

STÁVAJÍCÍ VEDENÍ ČEZ - NN -NADZEMNÍ

STÁVAJÍCÍ VEDENÍ NN PODZEMNÍ - ČEZ

LEGENDA :

STÁVAJÍCÍ VRTY V PROVOZU

STÁVAJÍCÍ NÁSOSKY

STÁVAJÍCÍ VYTĚLAČNÉ ŘADY SUROVÉ VODY

STÁVAJÍCÍ ROZVODY VODY UPRÁVENÉ

STÁVAJÍCÍ KANALIZACE DEŠŤOVÁ

STÁVAJÍCÍ KANALIZAČNÍ VÝTLAK

NOVÝ KANALIZAČNÍ VÝTLAK

NOVÁ KABELOVÉ PROPOJE


NOVÁ KANALIZACE GRAVITAČNÍ ODDÍLNÁ


DOTČENÉ POZEMKY

OCHRANNÉ PÁSMO PHO I. STUPNĚ

OCHRANNÉ PÁSMO PHO II. STUPNĚ

KLAD LISTŮ

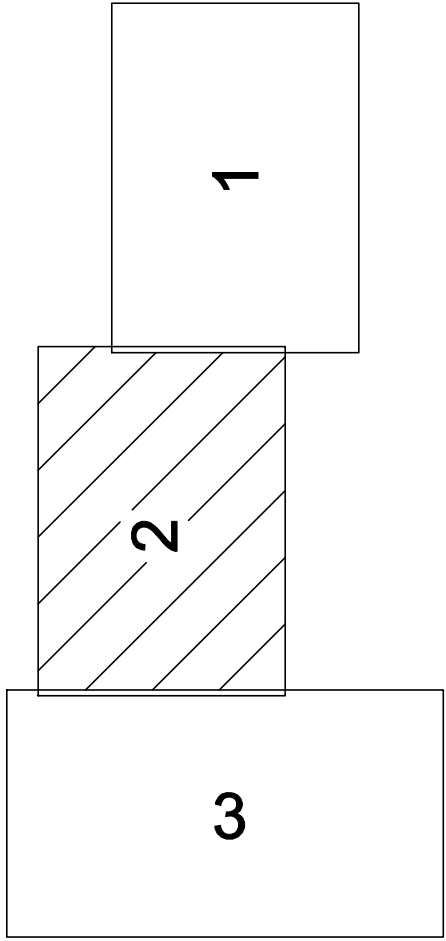

	VodoHospodářské inženýrská služba spol. s r.o., Na Strážné 1079, 500 03 Hradec Králové tel.: 485 076 011, fax: 485 541 342, e-mail: vls@vehk.cz			
	DOKUMENTACE PRO PROVEDENÍ STAVBY			
KLADNÝS PROJEKTU ING. FOREJTEK J.	KOOP. PROJEKTANT ING. FOREJTEK J.	PROJEKTANT ING. MARTIN HERMAN	KONTROLOVAL ING. FOREJTEK J.	10. A4
INVESTOR VAK PARDUBICE a.s.	OBJEDMATEL VAK PARDUBICE a.s.			FORMÁT
KRAJ PARDUBICKÝ	OBEC HROBICE ČEPERKA			DATUM 02.02.23
AKCE ZAJIŠTĚNÍ KAPACITY A KVALITY SV PARDUBICE ČÁST 3.1 NAPOJENÍ ÚV HROBICE NA KANALIZACI				STUPĚN DPS
				C. ZÁK. 05618-100
				ARCH. Č. 05618
				MĚŘÍTKO 1:500
				ČÍSLO PŘÍLOHY
PŘÍLOHA	KOORDINAČNÍ SITUACE č.2			C.2.2
TENTO VÝKRES A NEBO PŘÍLOHY JSOU NAŠIM DŮLEŽITÝM VLASTNICTVÍM. NESMÍ BÝT BEZ NAŠEHO PŘEDCHOZÍHO PŘESNÉHO SOUHLASU KOPÍROVÁNY, ROZMNOŽOVÁNY ANI ZPŘÍSTUPŇOVÁNY JINÝM OSOBÁM NEBO FIRMÁM				